


別紙2 学校配線図（芦屋小学校 1 階）

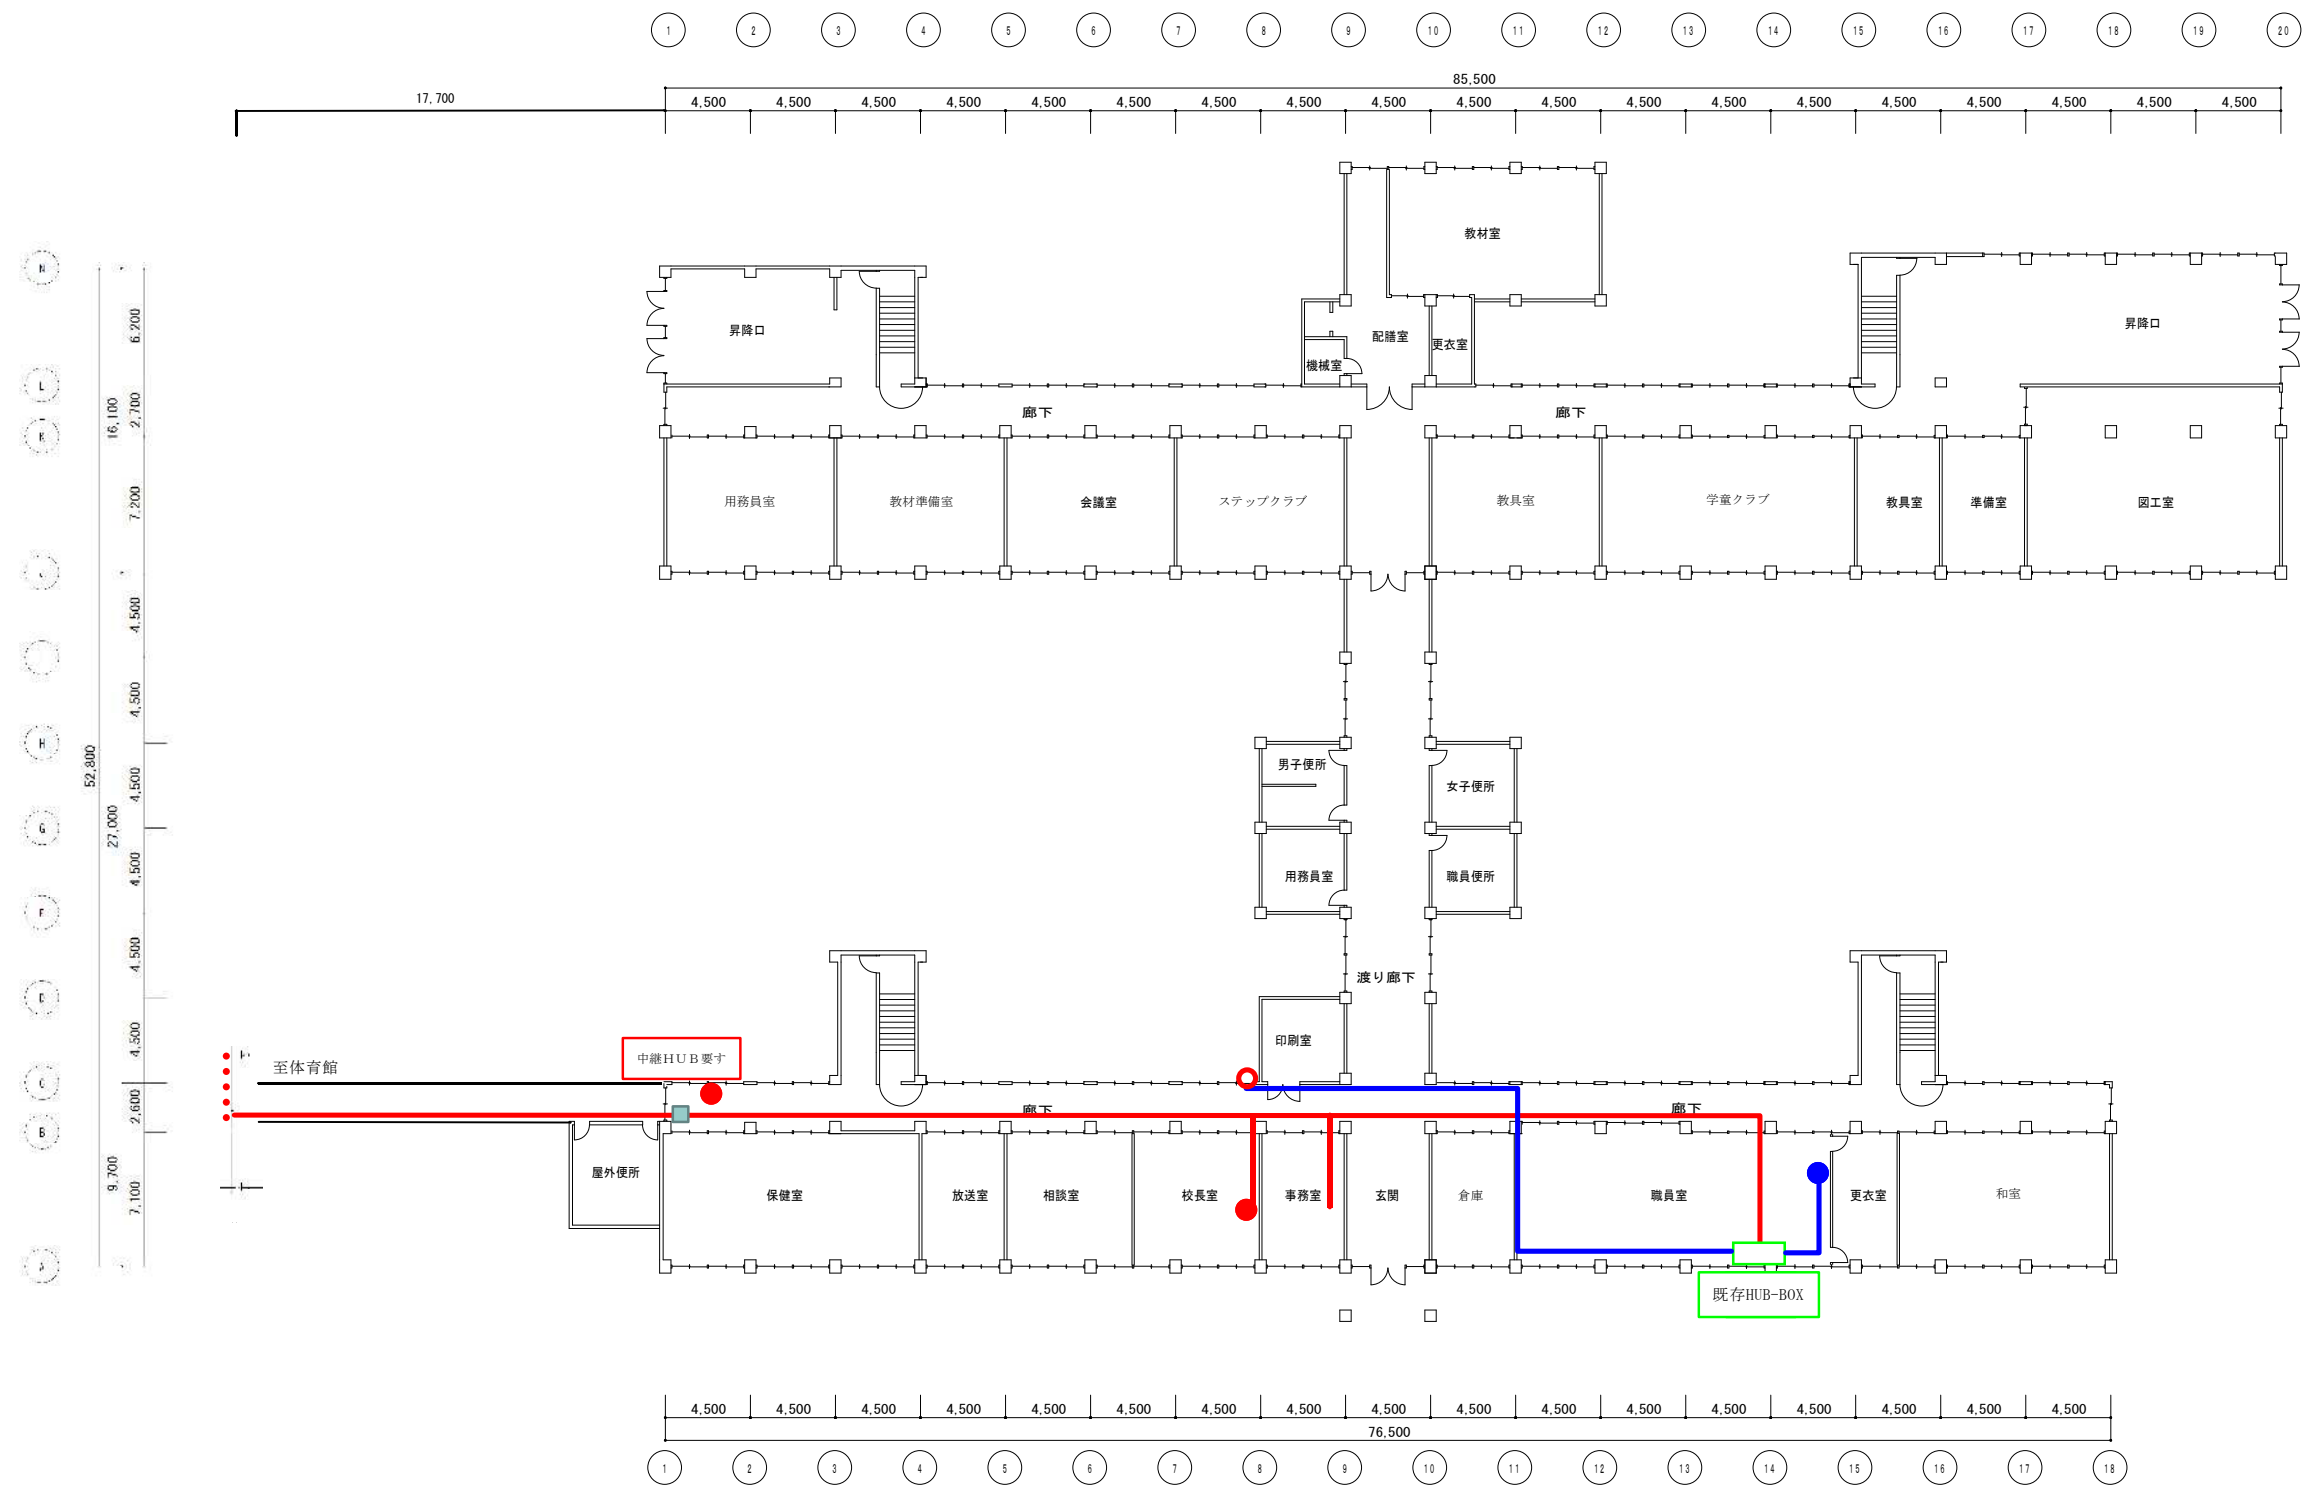

新設・交換 凡例

LANケーブル


新設AP

交換AP

1 階平面図 S=1/200


		平成21 年 月 日	
工 事 名 芦屋小学校		図番	/
図 面 名 1 階平面図		A1 : 1 / 200 縮尺 A3 : 1 / 400	
受託股			
計者名			

別紙 2 学校配線図（芦屋小学校 2 階）

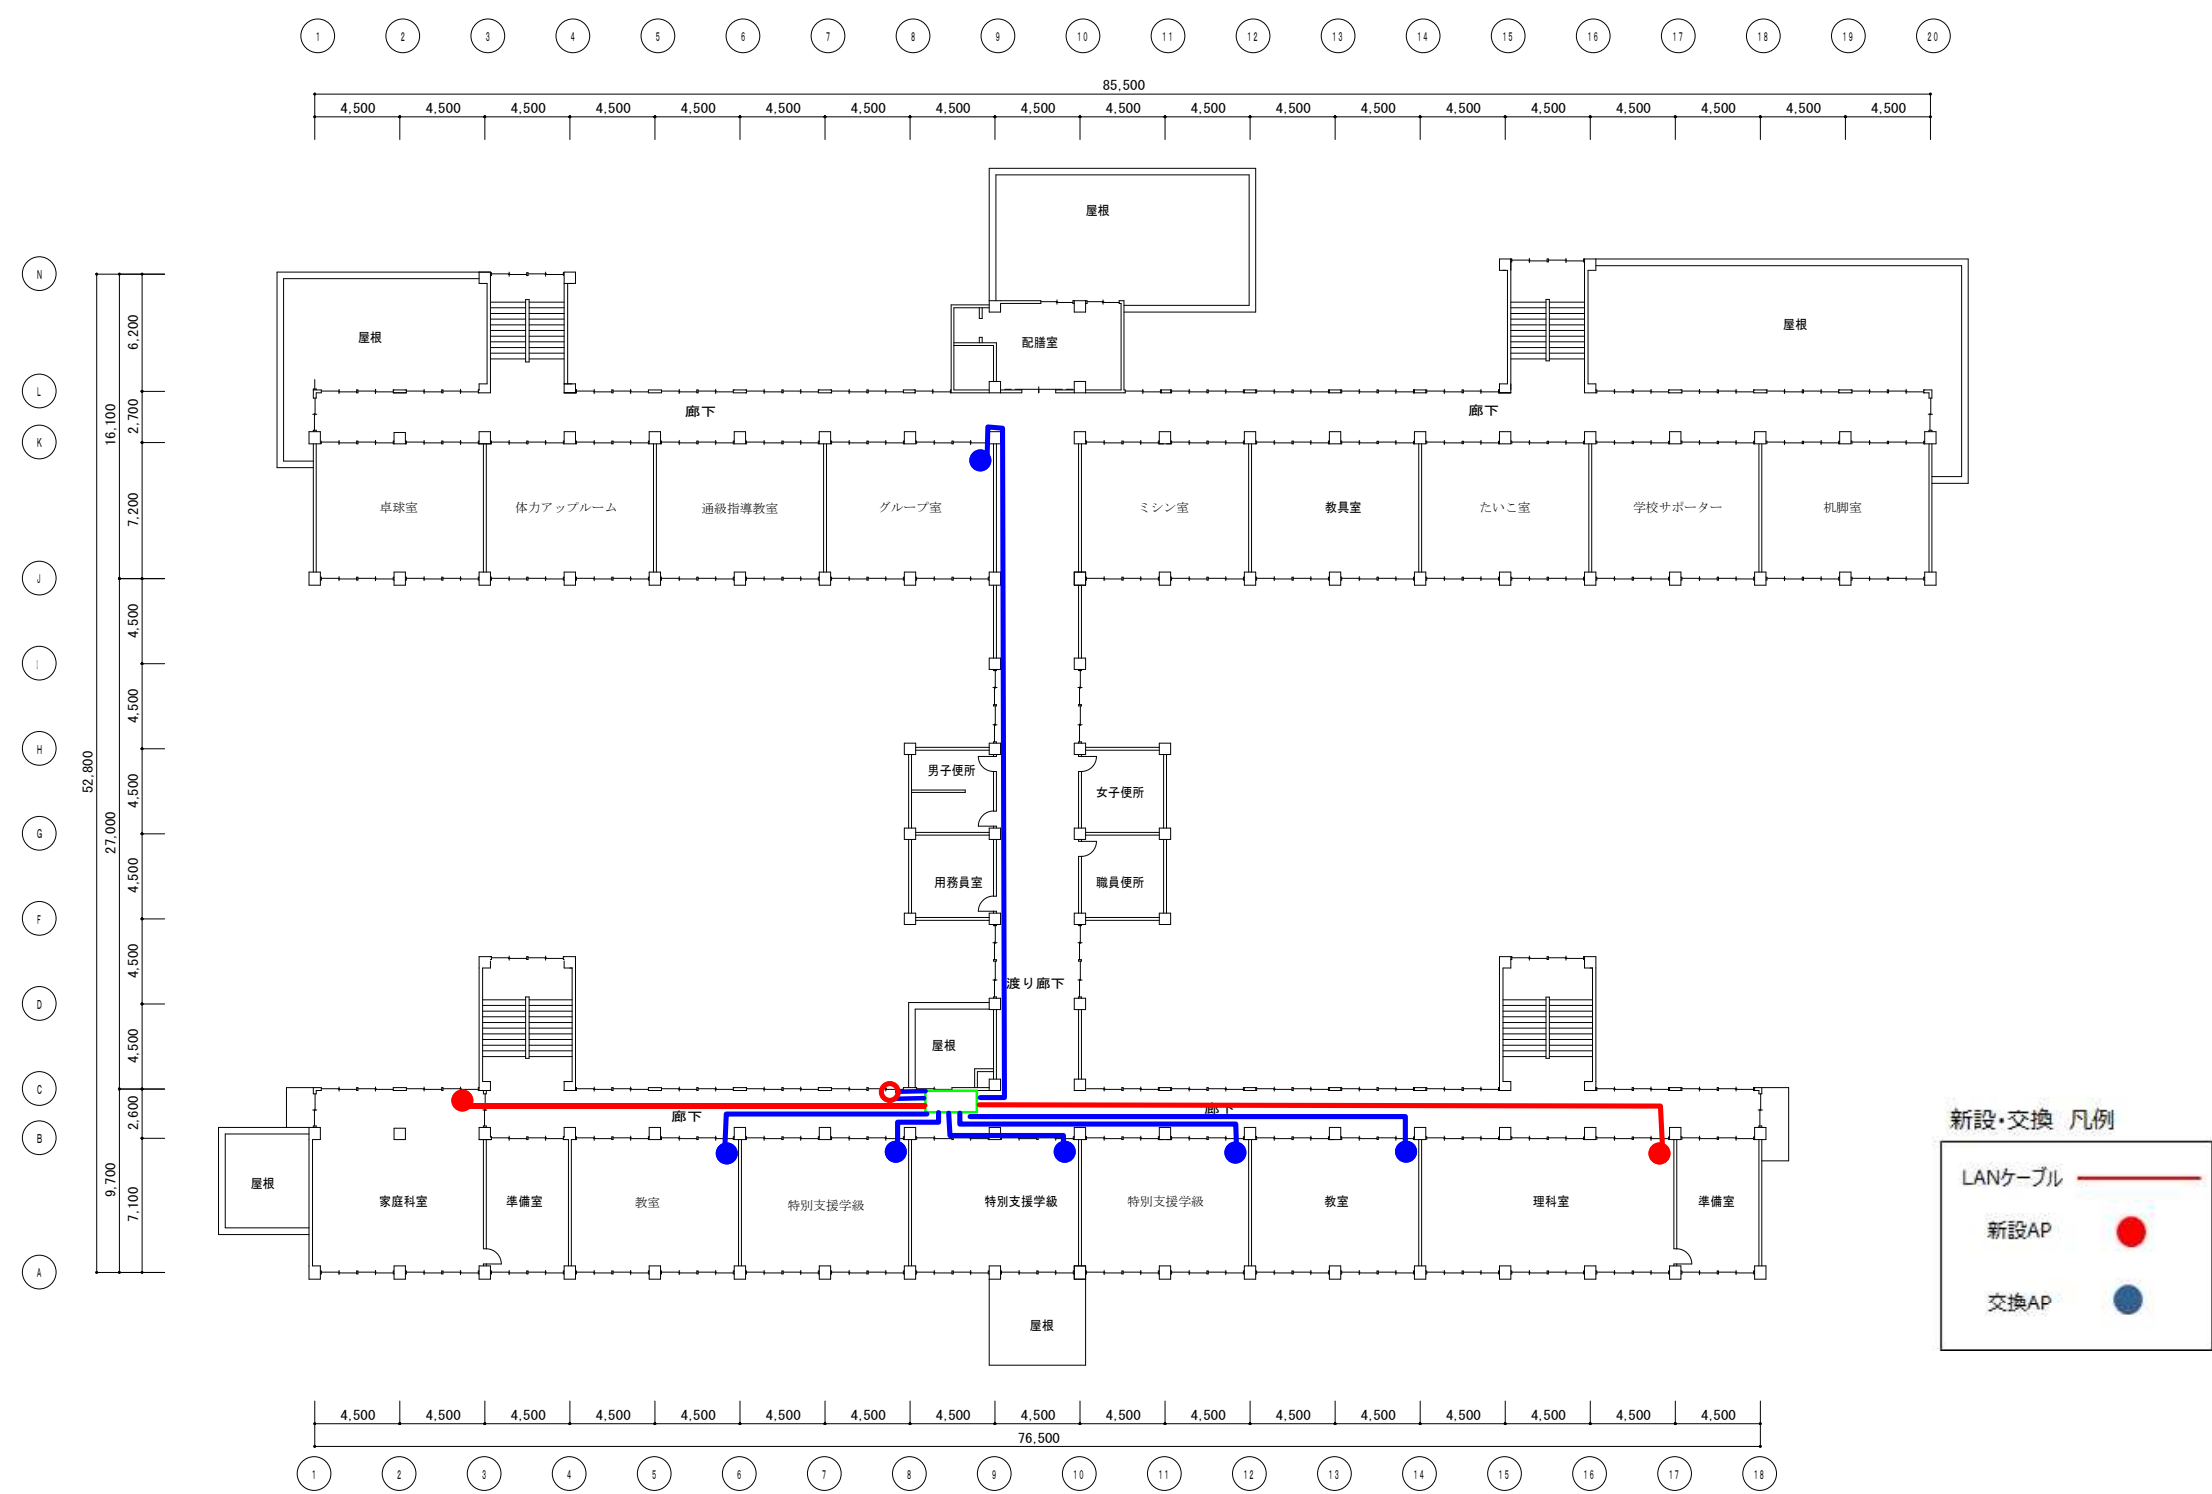

平成21 年 月 日		
工事名	芦屋小学校	図番
図面名	2 階平面図	A1:1/200 縮尺 A3:1/400
受託設計者名		

別紙 2 学校配線図（芦屋小学校 3 階）

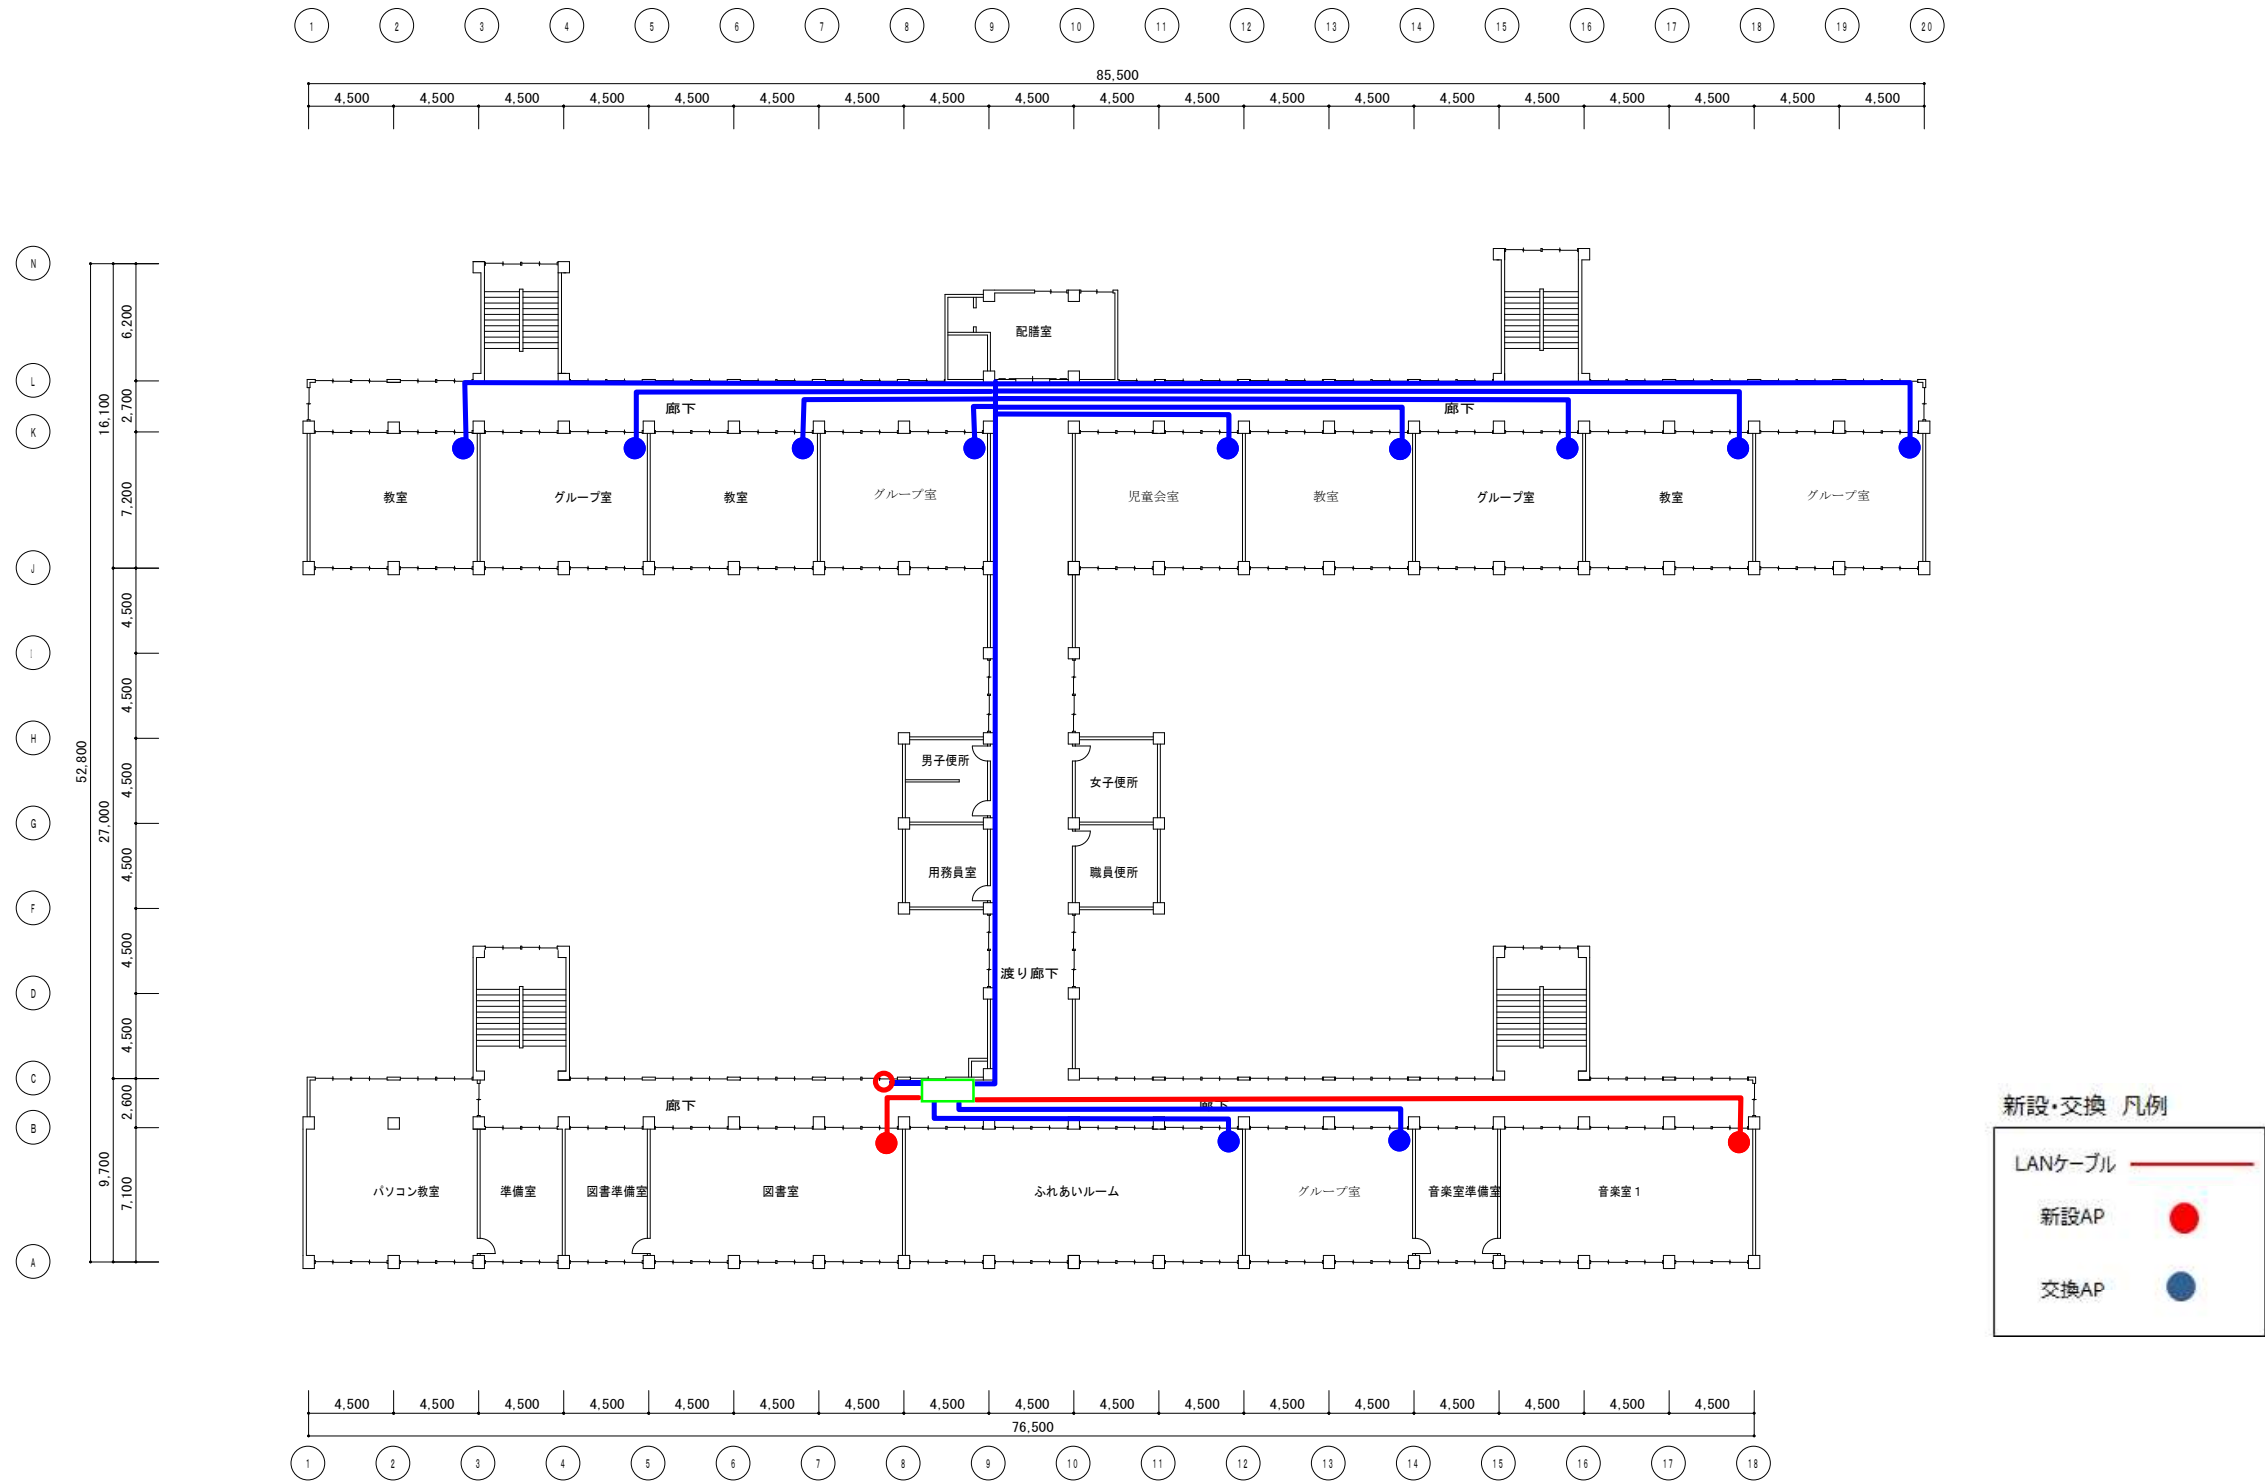


3階平面図 S=1/200

		平成 2 1 年 月 日	
工 事 名 芦屋小学校		国 番	／
図 面 名 3 階平面図		A 1 : 1 / 2 0 0 縮 尺 A 3 : 1 / 4 0 0	
受託股 計者名			

別紙 2 学校配線図（芦屋小学校体育館）




1階平面図 S=1/100

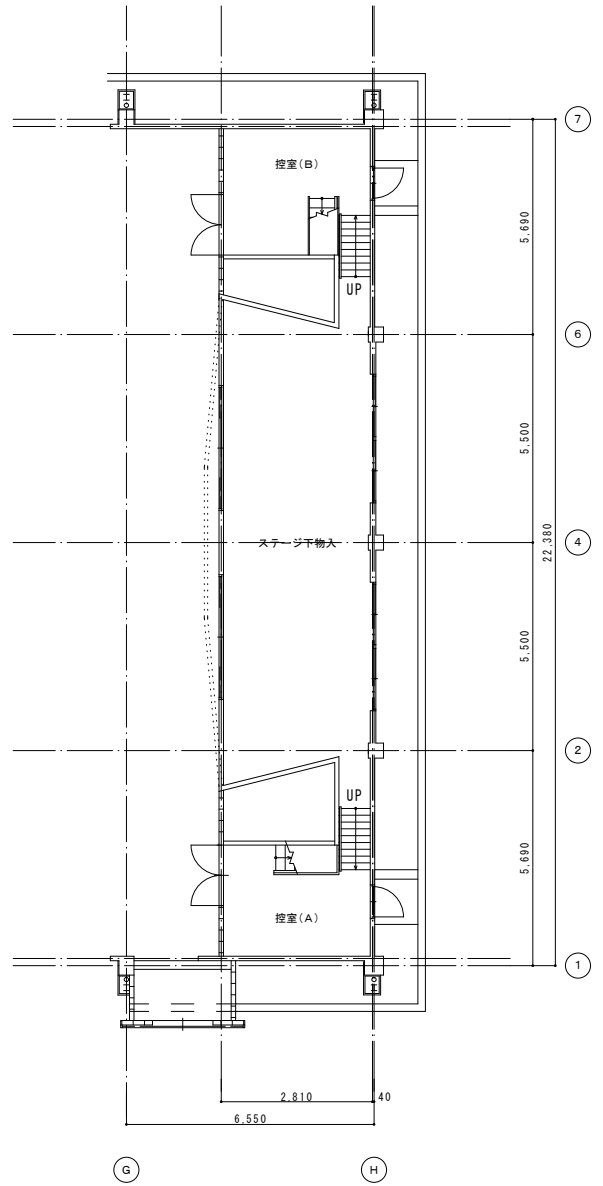

B 1階平面図 S=1/100

記事	月 日			設計年月日	—	設計	検図	承認印	工事名称	芦屋小学校	設計番号	—
				縮尺	A1:1/100 A3:1/200	製図	担当	承認年月日	建物名称	屋内運動場	図面番号	—


別紙2 学校配線図（芦屋東小学校 1階・2階）

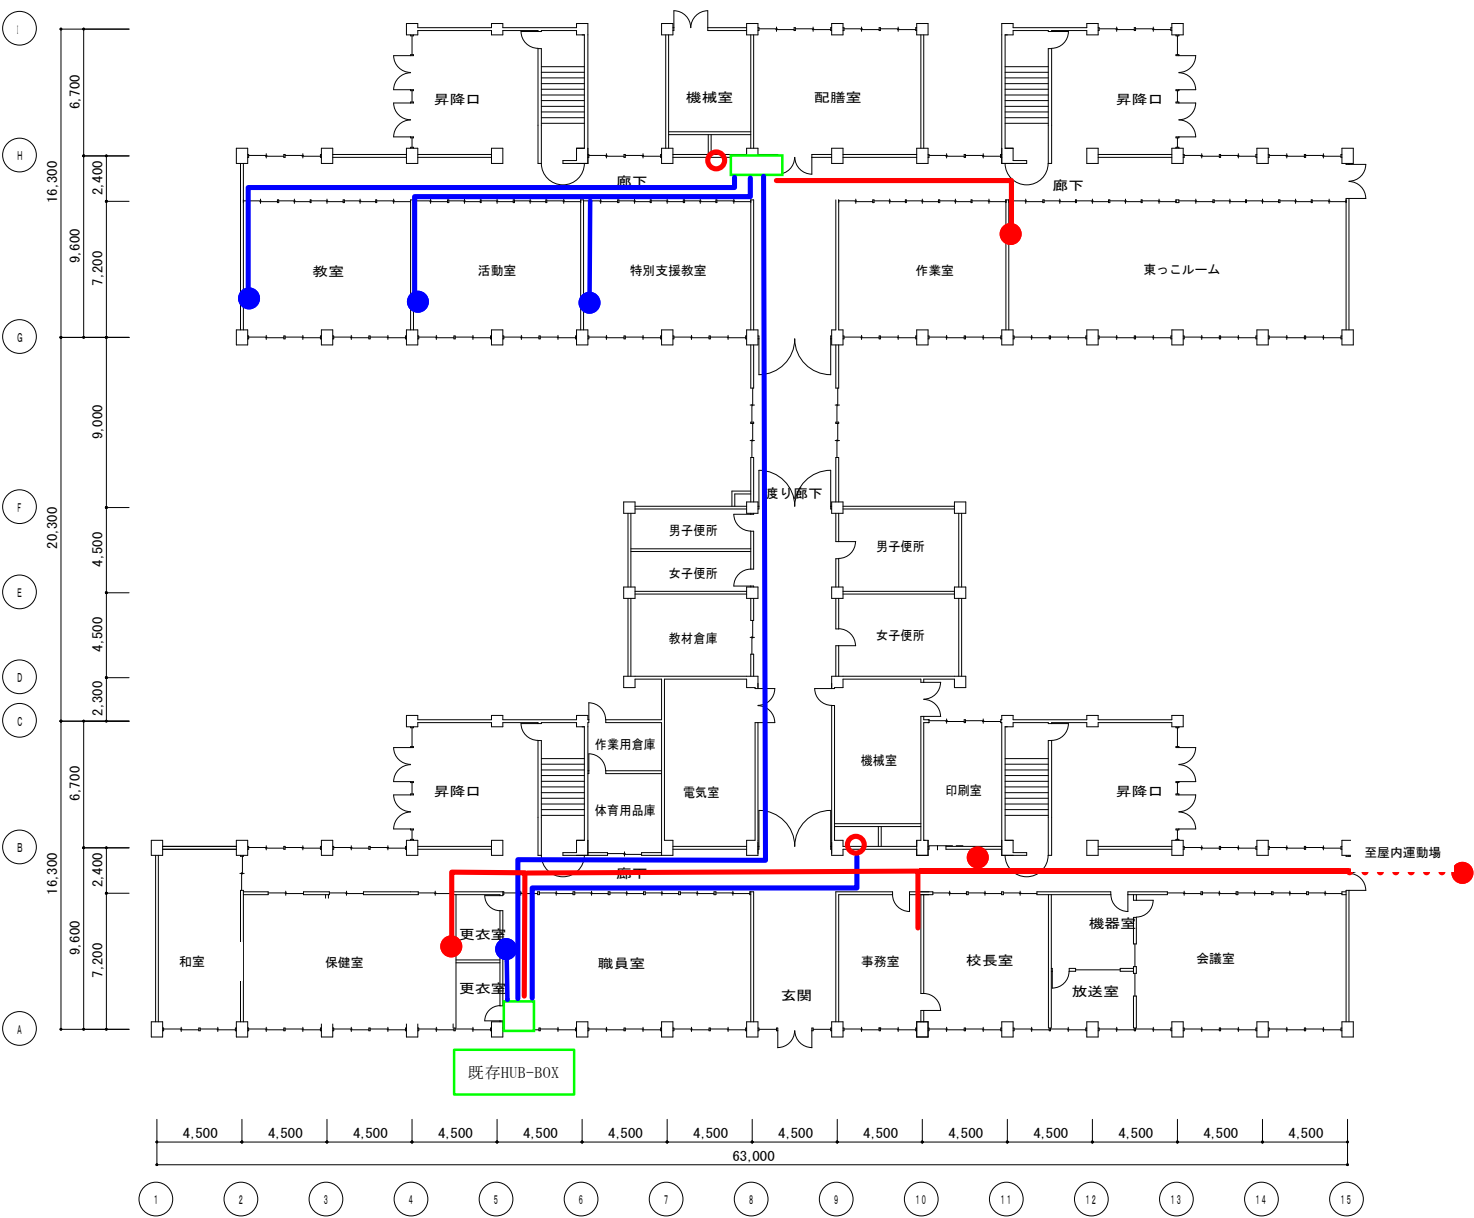

新規・交換 凡例

LANケーブル	—
新規AP	●
交換AP	●

1階平面図 S=1/200

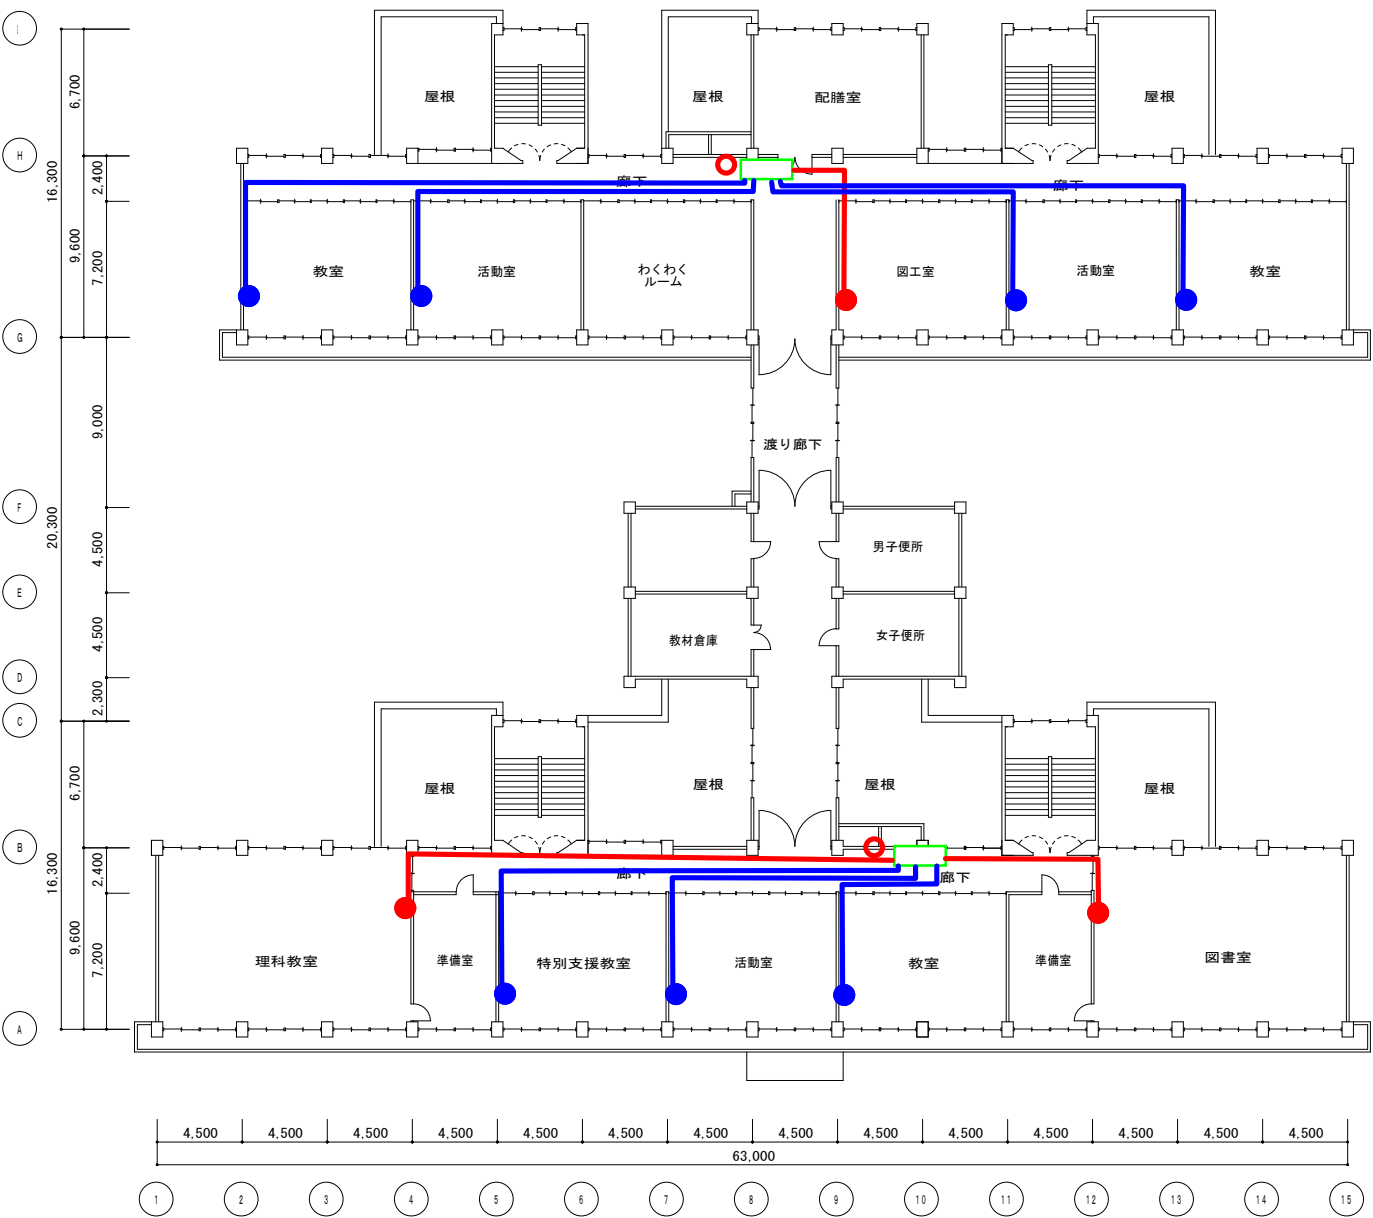


新規・交換 凡例

LANケーブル	—
新規AP	●
交換AP	●

2階平面図 S=1/200

平成21年 月 日			
工事名	芦屋東小学校	図番	/
図面名	1・2階平面図	A1:1/200 縮尺 A3:1/400	
受託設計者名			


別紙 2 学校配線図（芦屋東小学校 3 階）

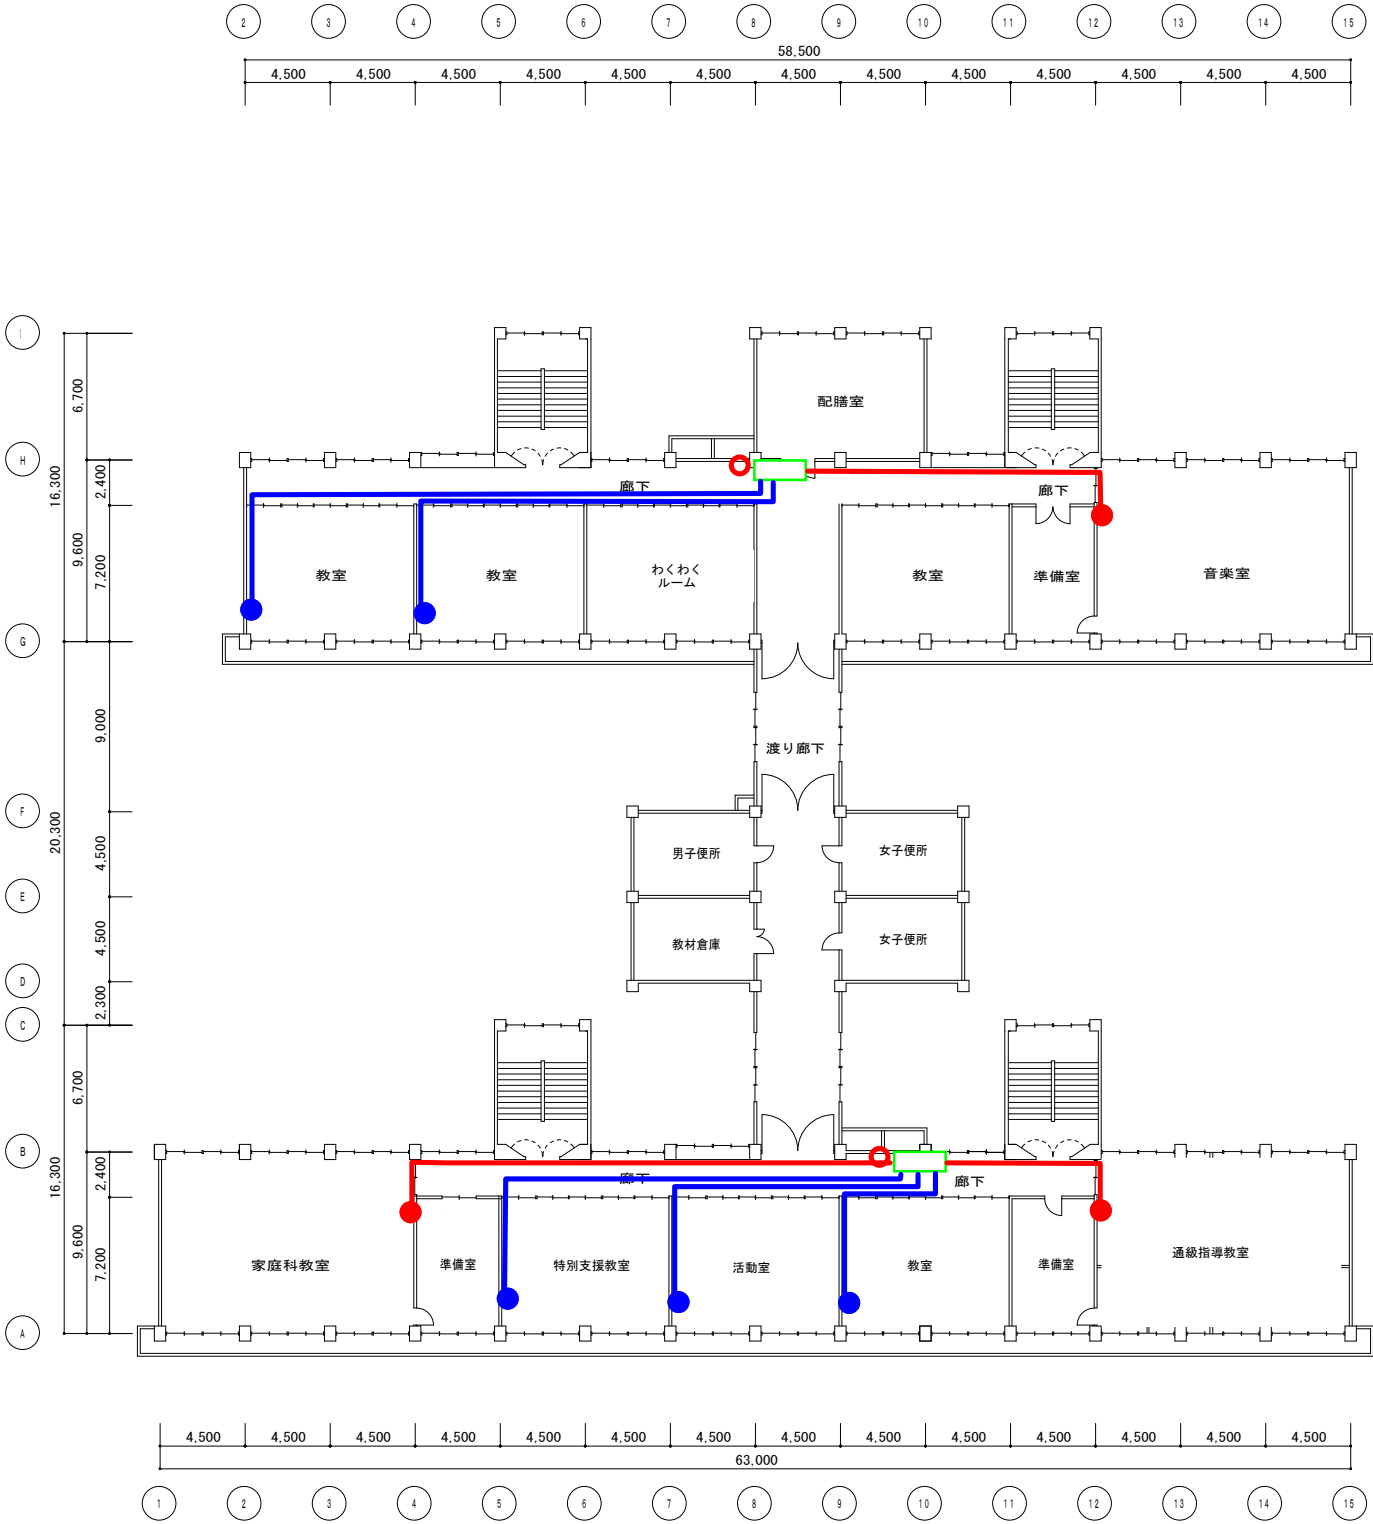

新規・交換 凡例

- LANケーブル
- 新規AP
- 交換AP


3階平面図 S=1/200

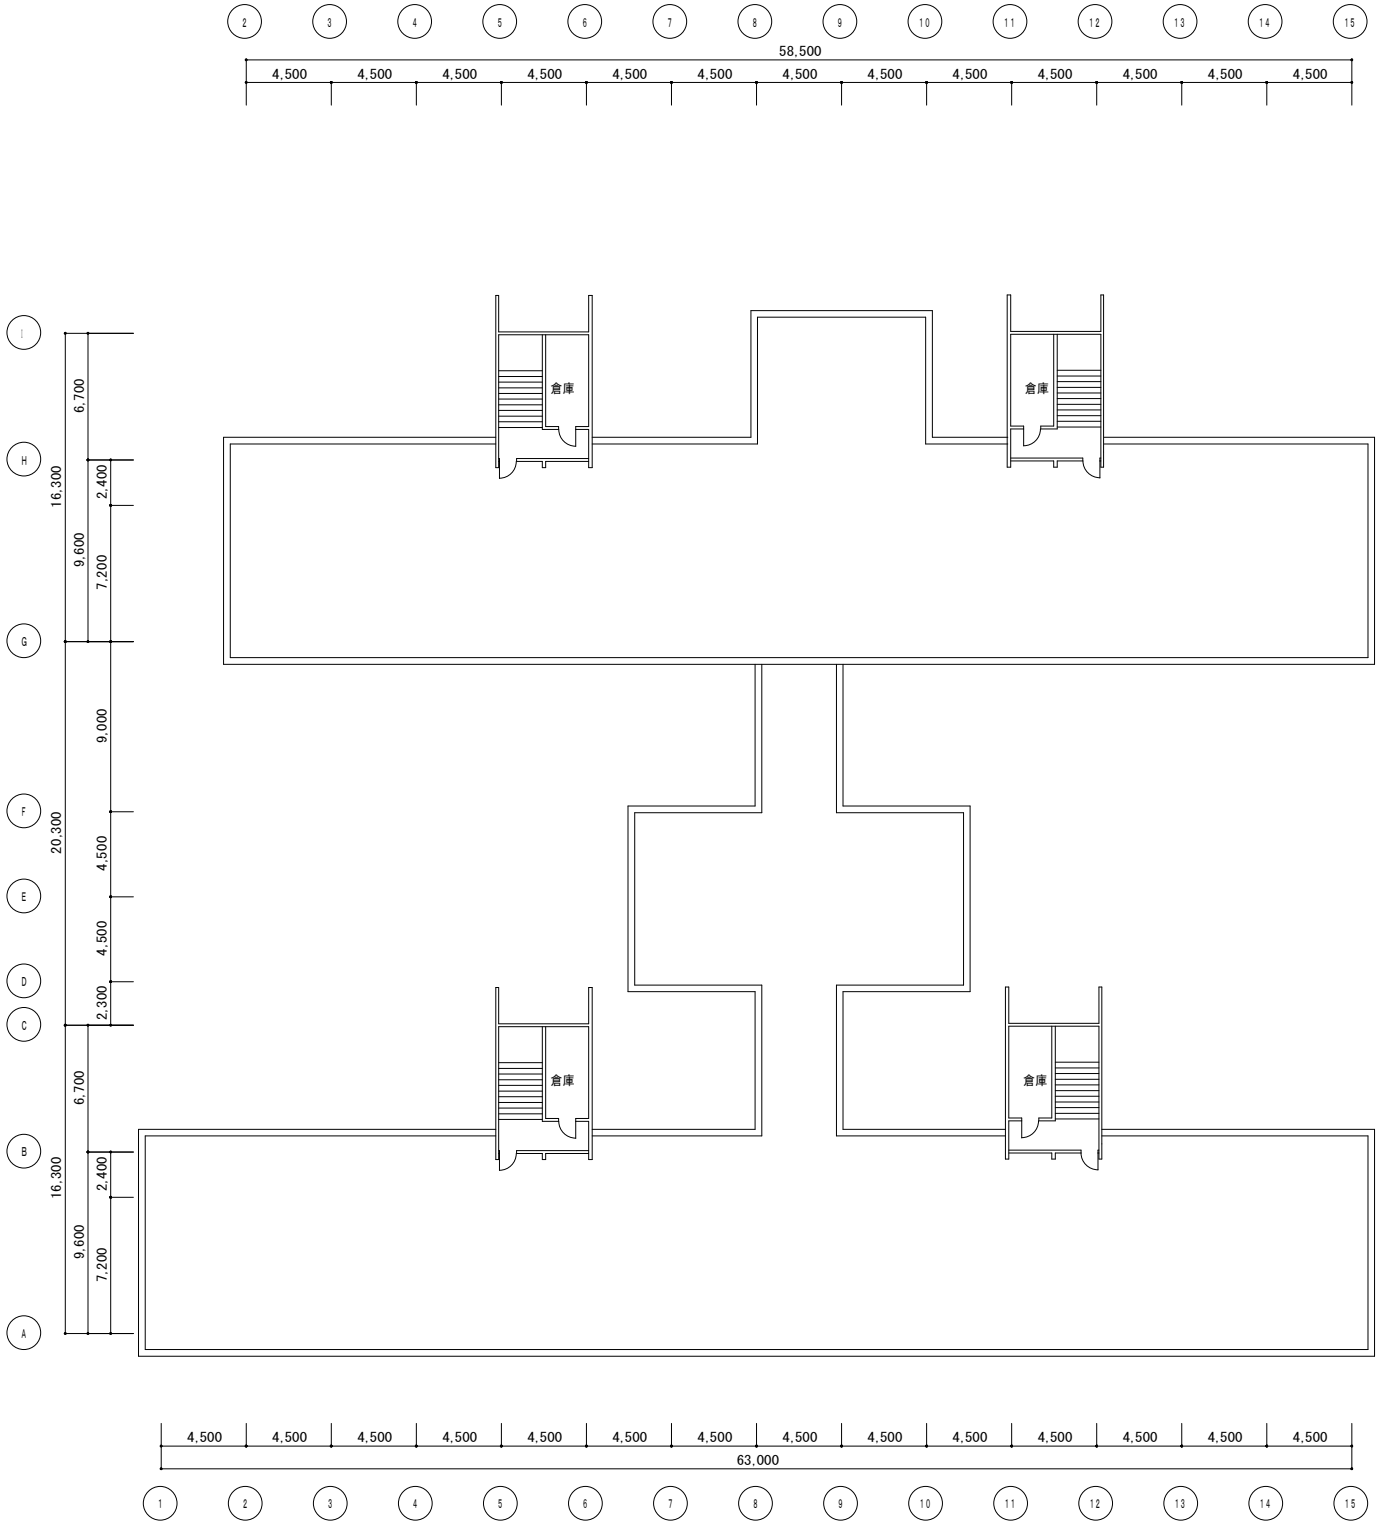

R階平面図 S=1/200


平成21 年 月 日		
工事名	芦屋東小学校	図番
図面名	3階、R階平面図	A1:1/200 縮尺 A3:1/400
受託設計者名		

別紙2 学校配線図（芦屋東小学校体育館）

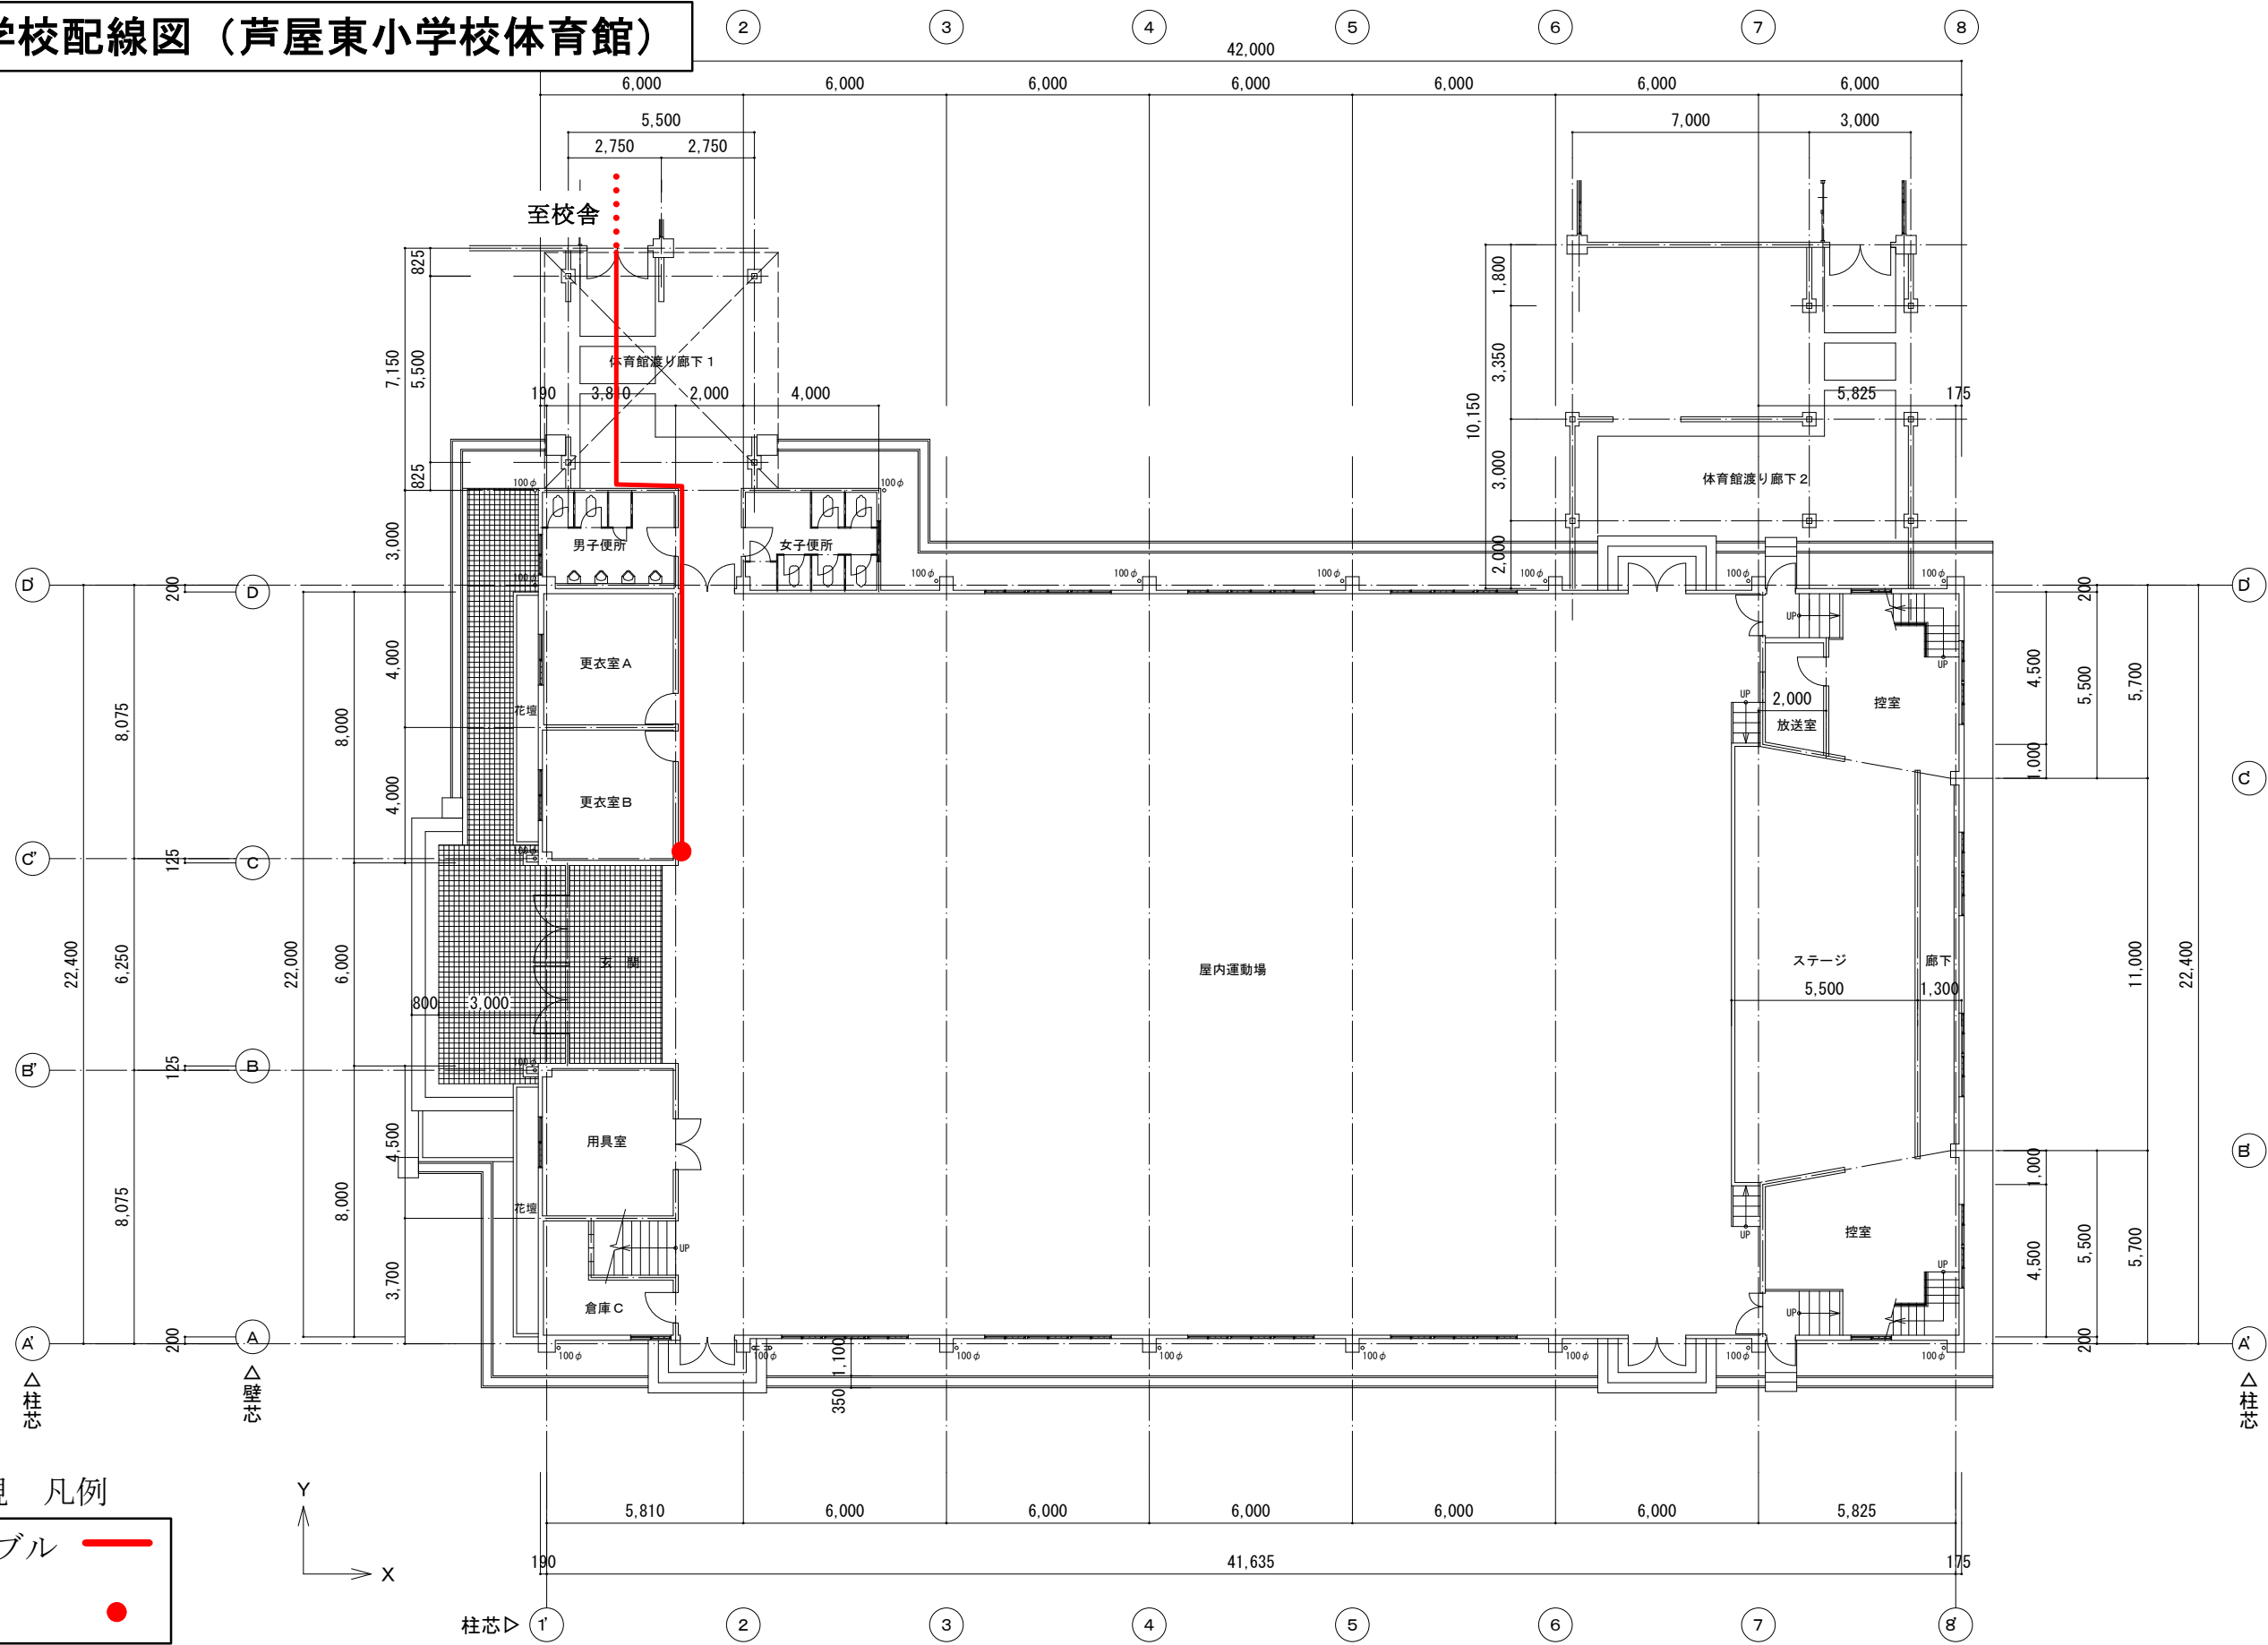


										工事名	芦屋東小学校	図面番号
										図面名	屋内運動場 1階平面図	
										SCALE	1/100 (A1) 1/200 (A3)	
										平成23年 月		

別紙2 学校配線図（山鹿小学校1階）


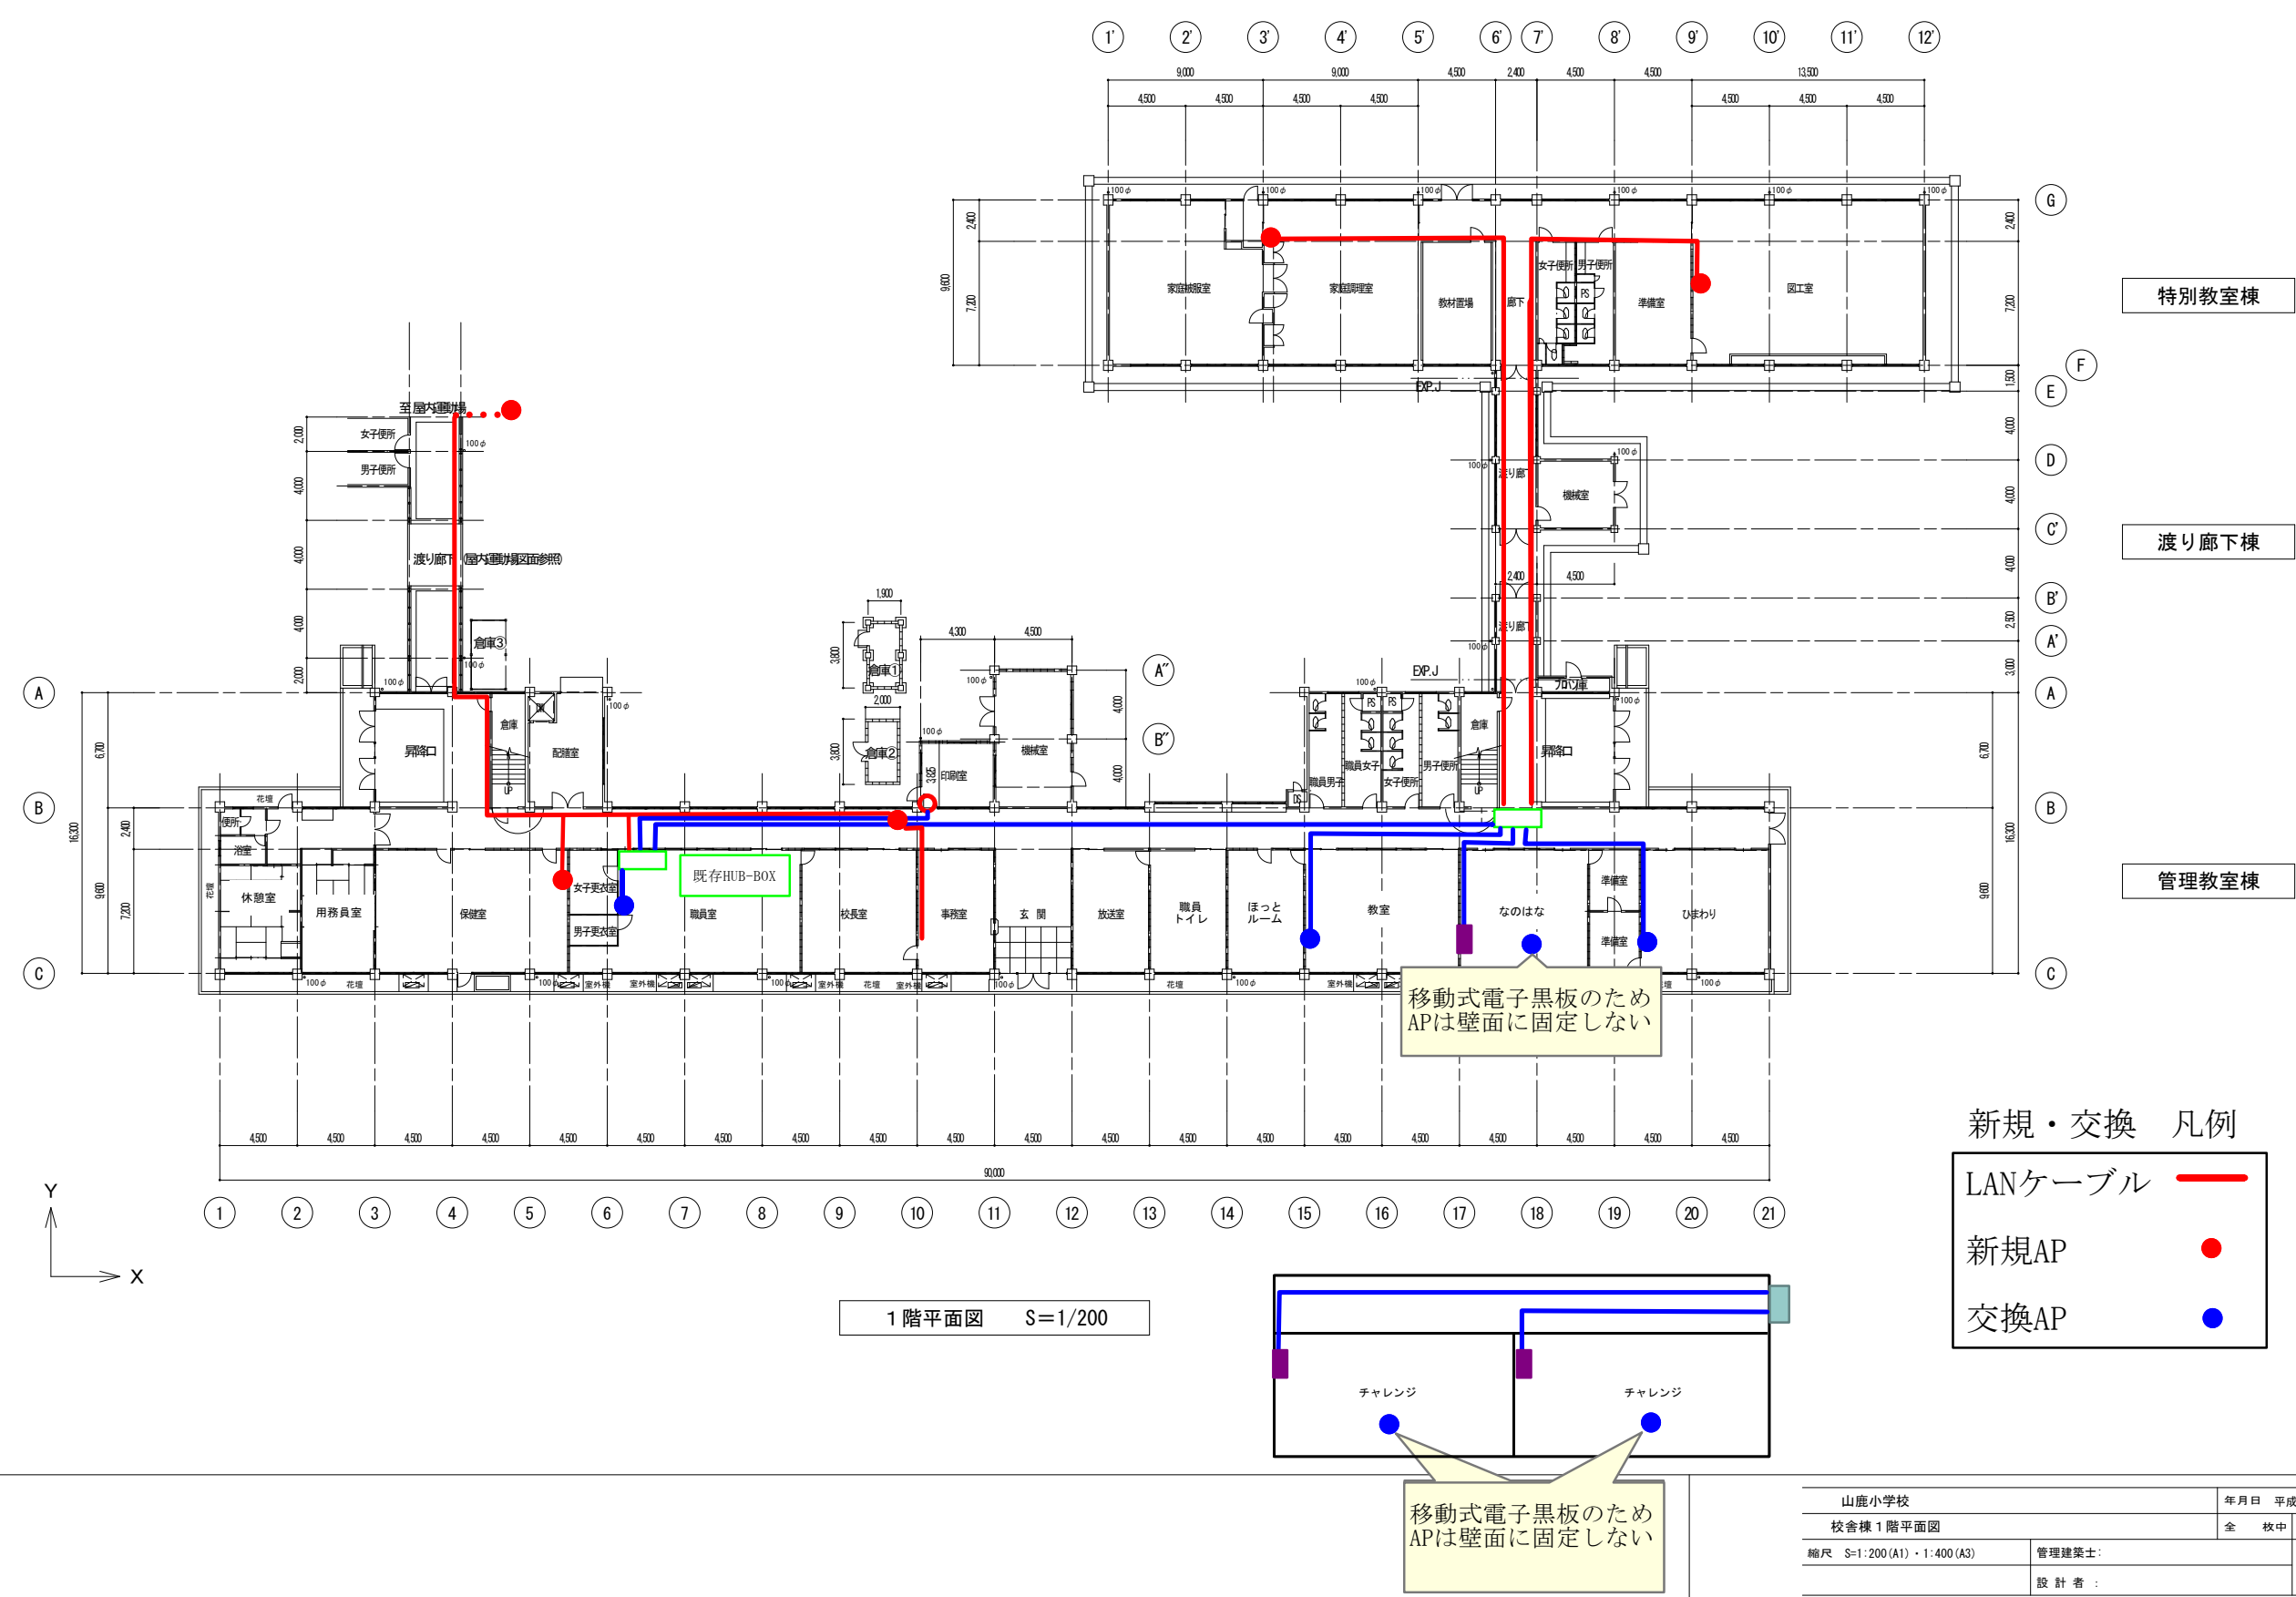


別紙 2 学校配線図（山鹿小学校 2 階）

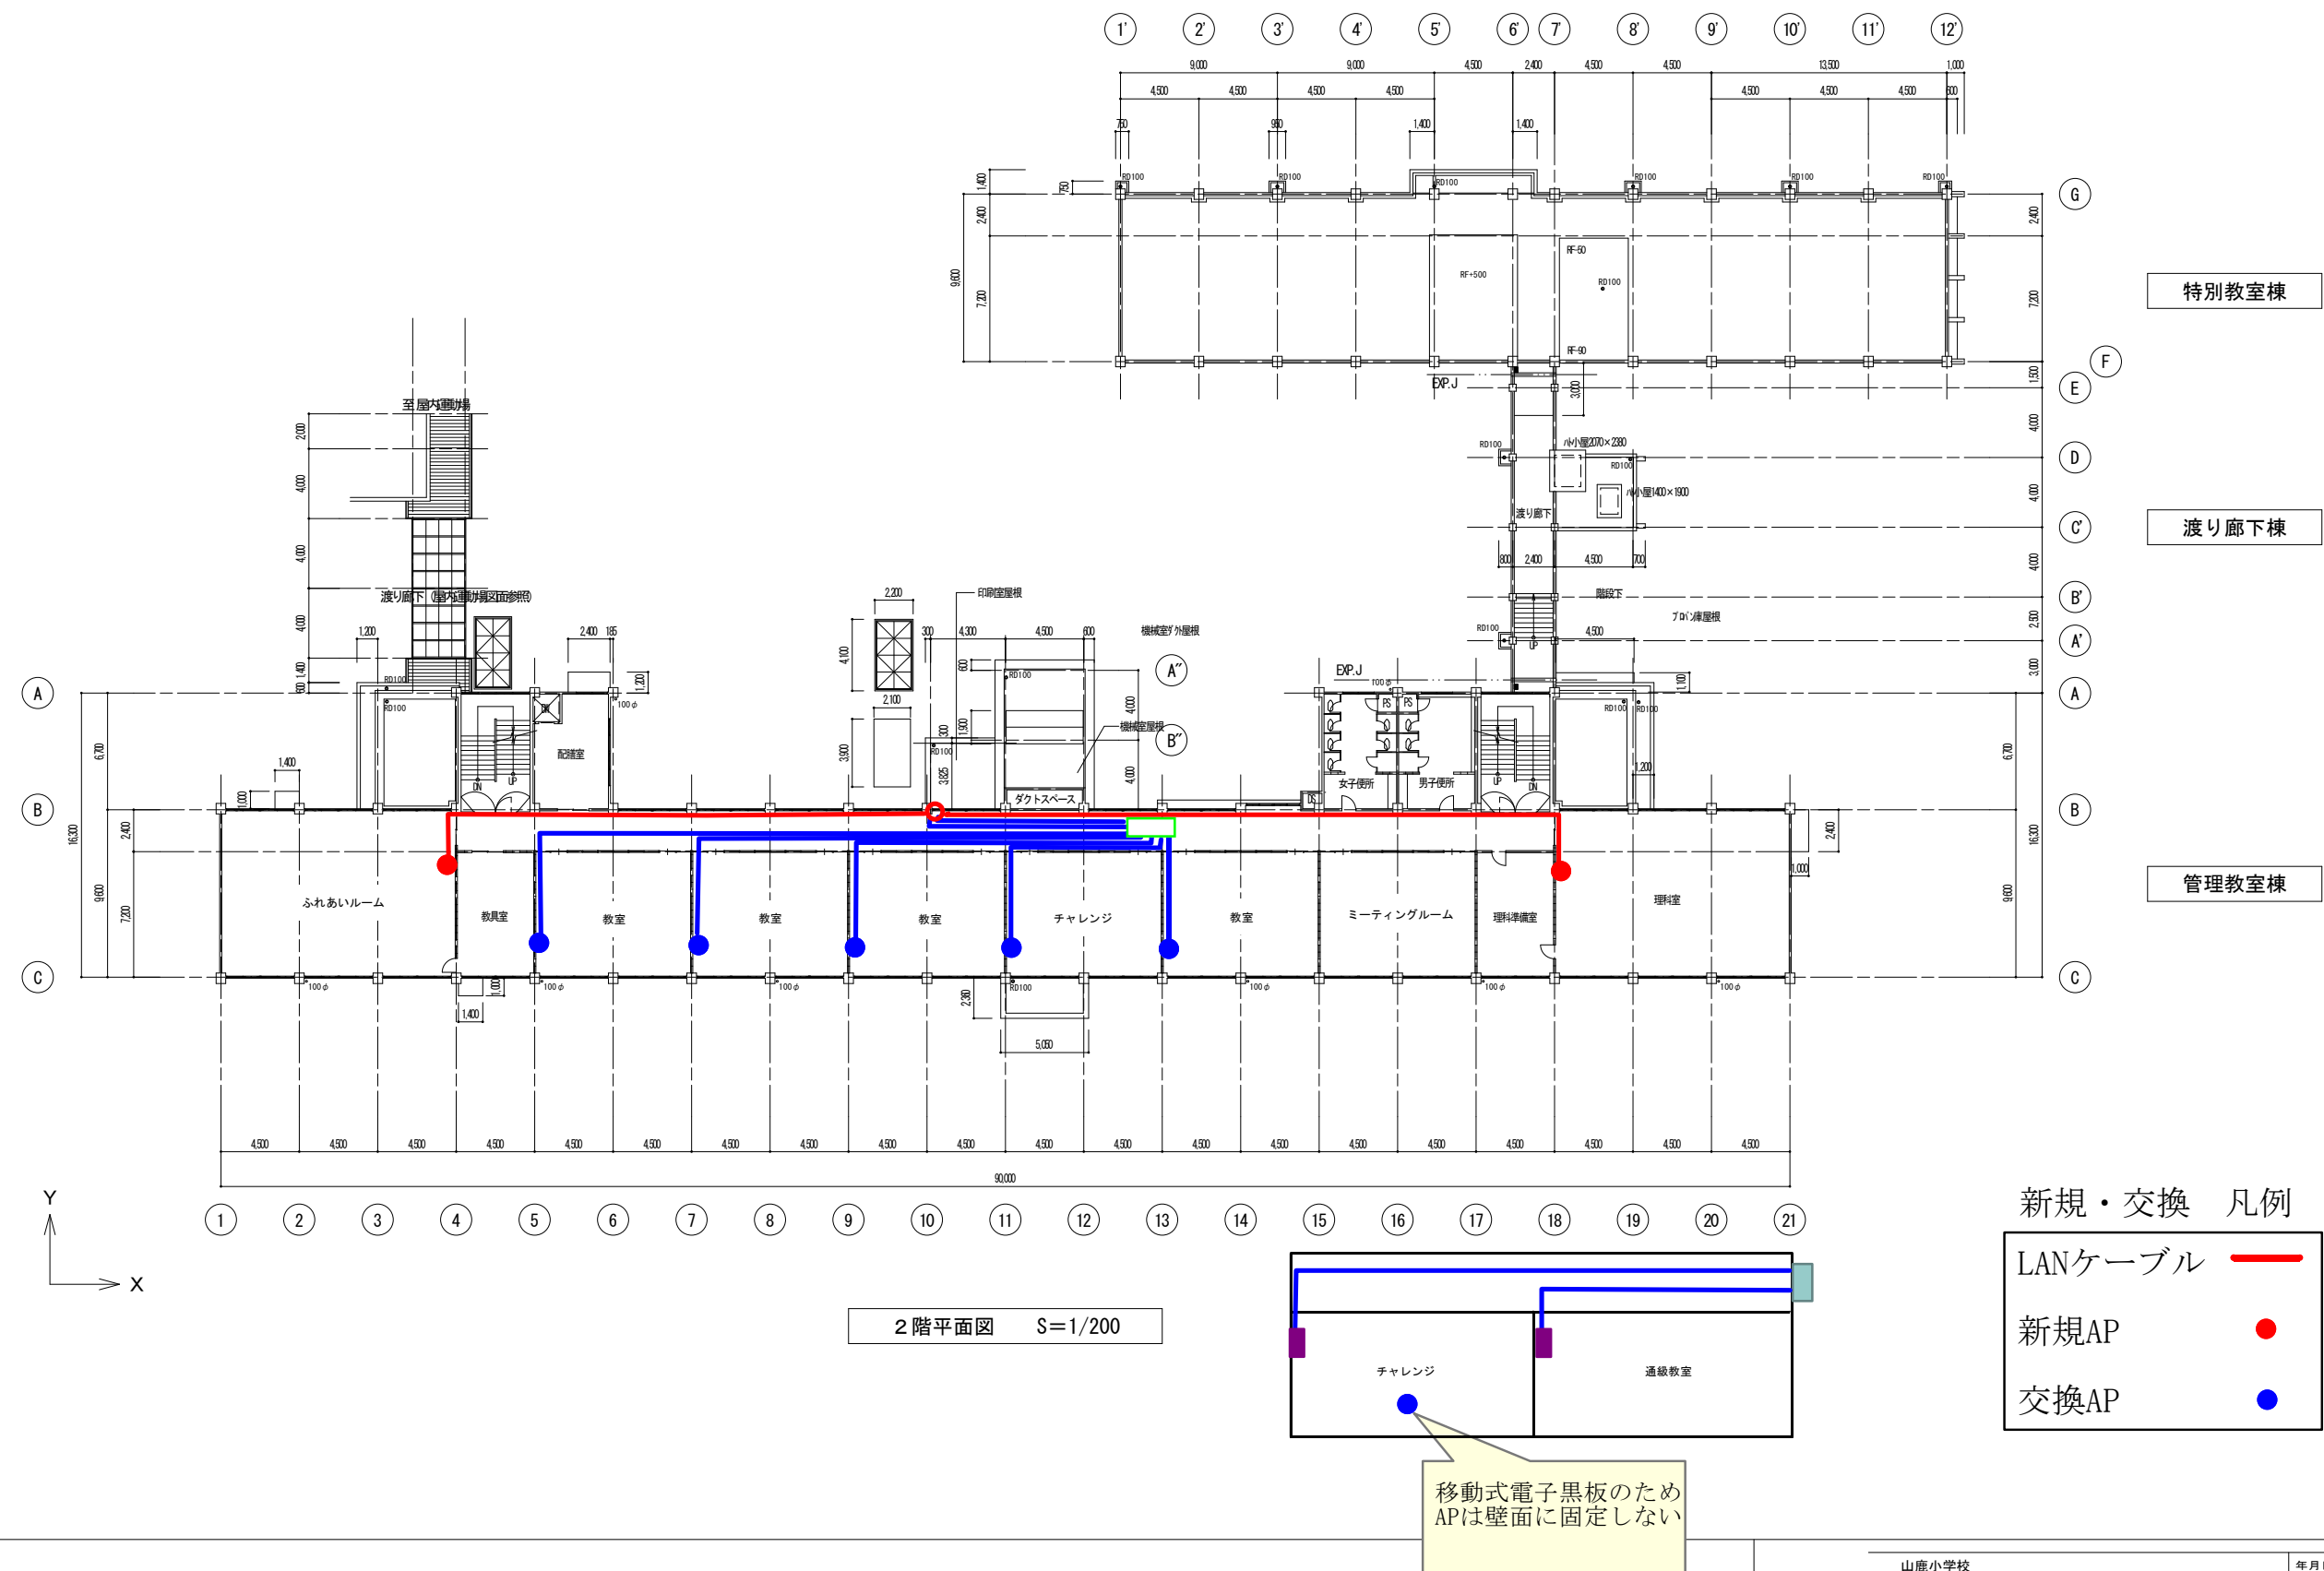

注 記 ・ 備 考	山鹿小学校		年月日	平成23年12月
	校舎棟 2 階平面図		全	校中
	縮尺 S=1:200 (A1)・1:400 (A3)		管理建築士:	
			設計者:	

別紙 2 学校配線図（山鹿小学校 3 階）

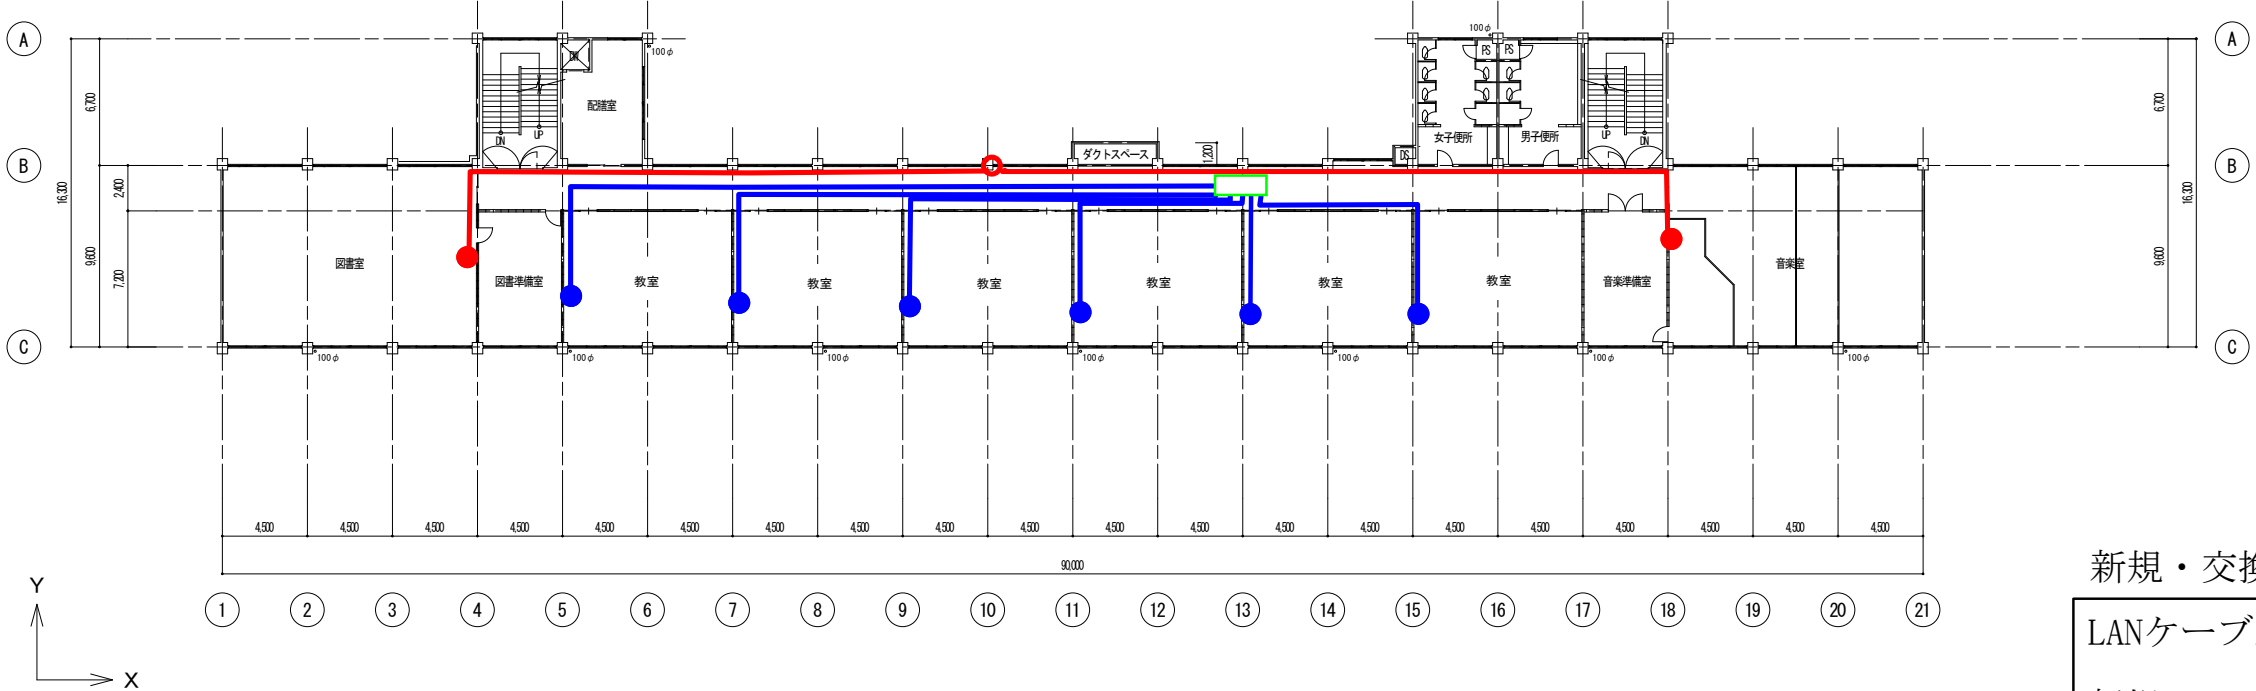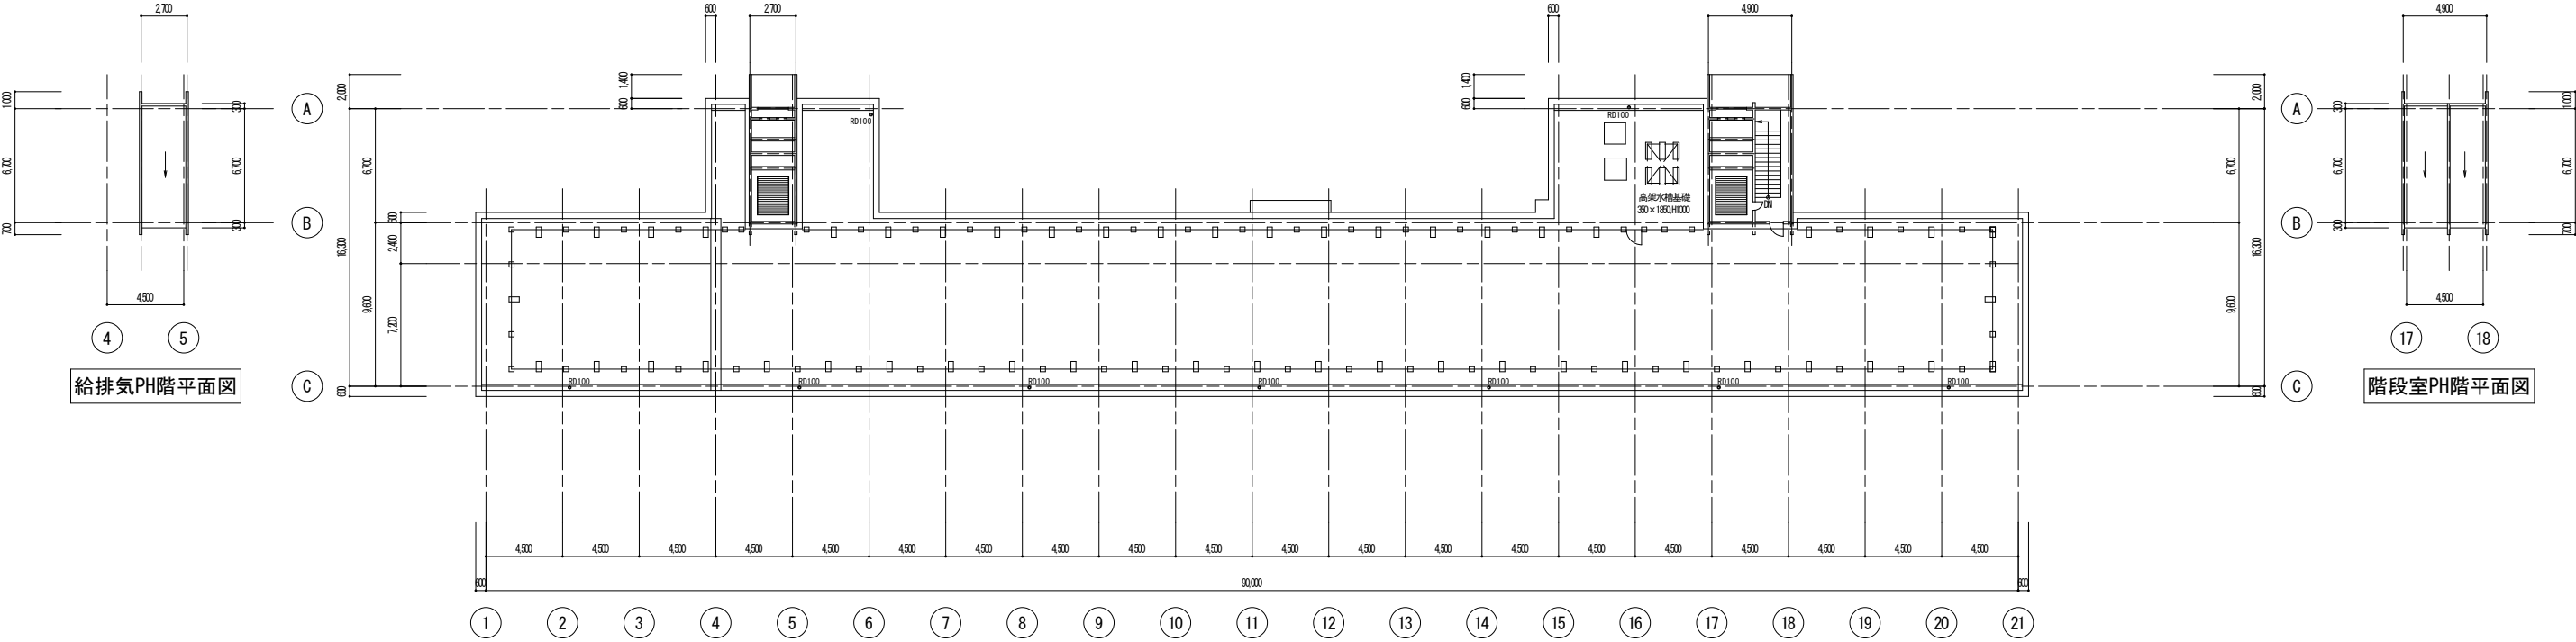


- 新規・交換 凡例
- LANケーブル
 - 新規AP
 - 交換AP

注
記
・
備
考

山鹿小学校	年月日	平成23年12月
校舎棟3階平面図・R階平面図 P H階平面図	全	校中
縮尺 S=1:200 (A1)・1:400 (A3)	管理建築士:	
	設計者:	


別紙 2 学校配線図（山鹿小学校体育館）

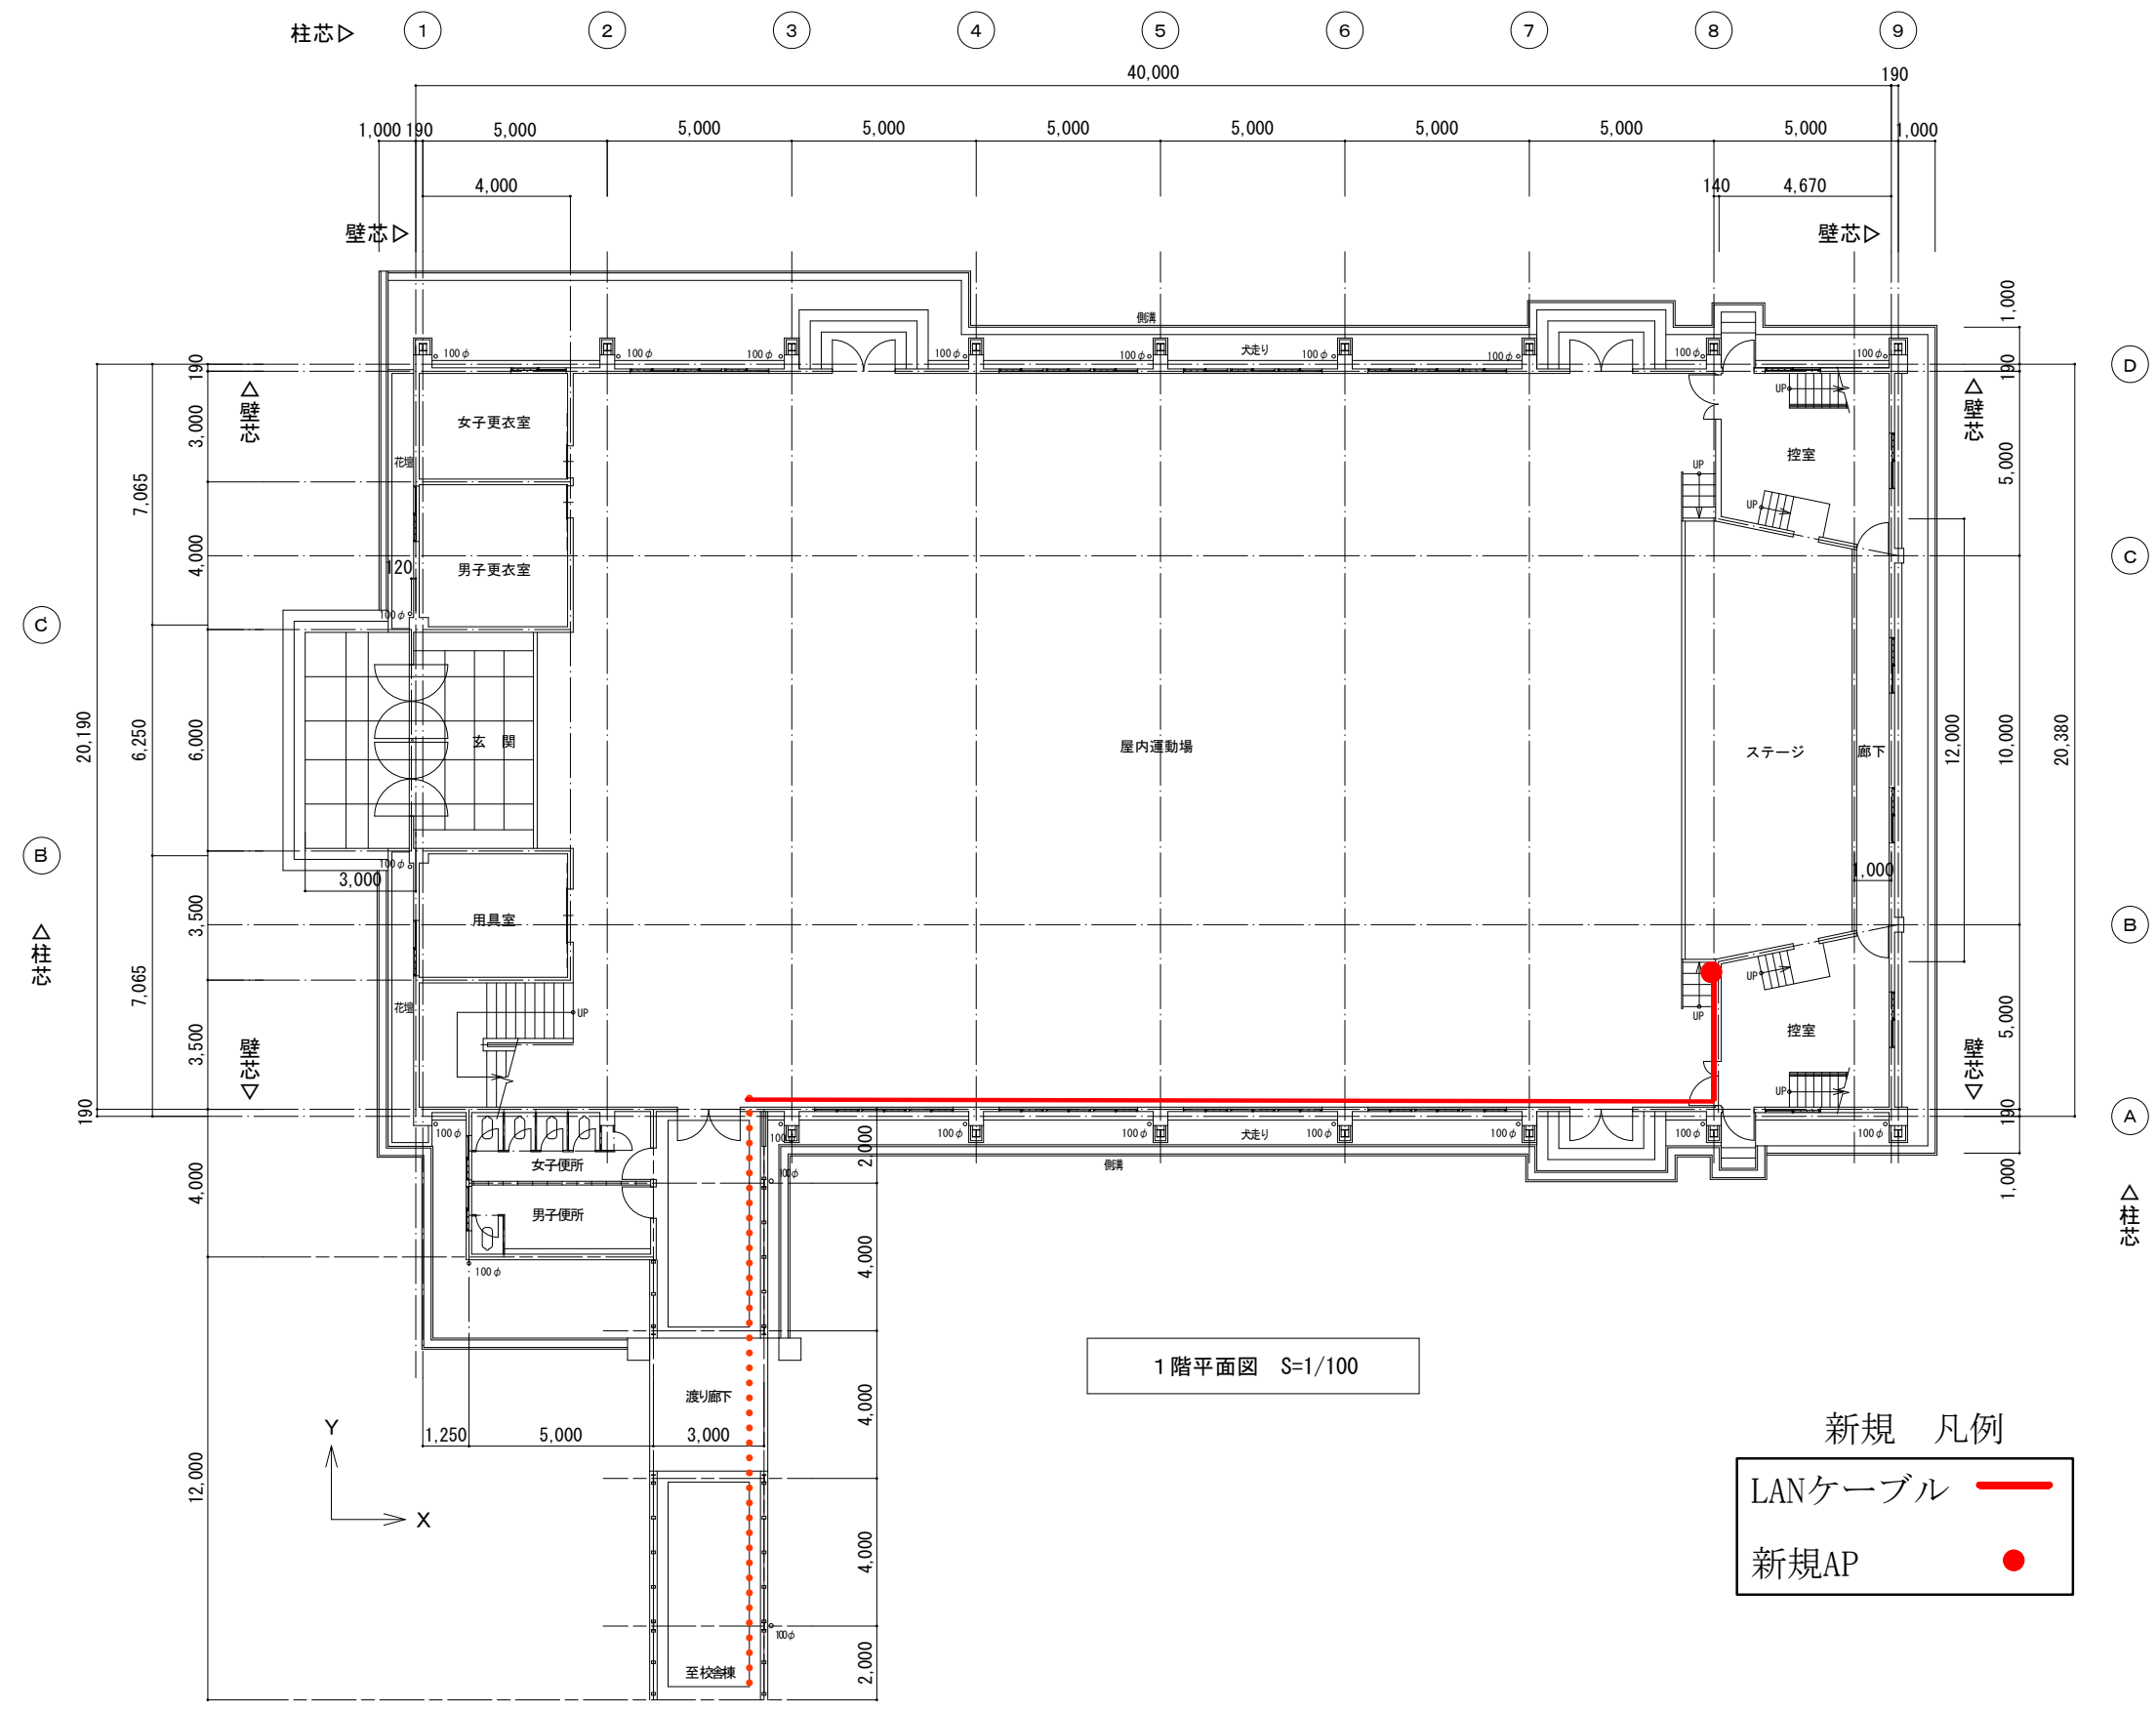

注
記
・
備
考


山鹿小学校	年月日	平成23年12月
屋内運動場 1階平面図	全	枚中
縮尺 S=1:100 (A1)・1:200 (A3)		

別紙2 学校配線図（芦屋中学校 1階）

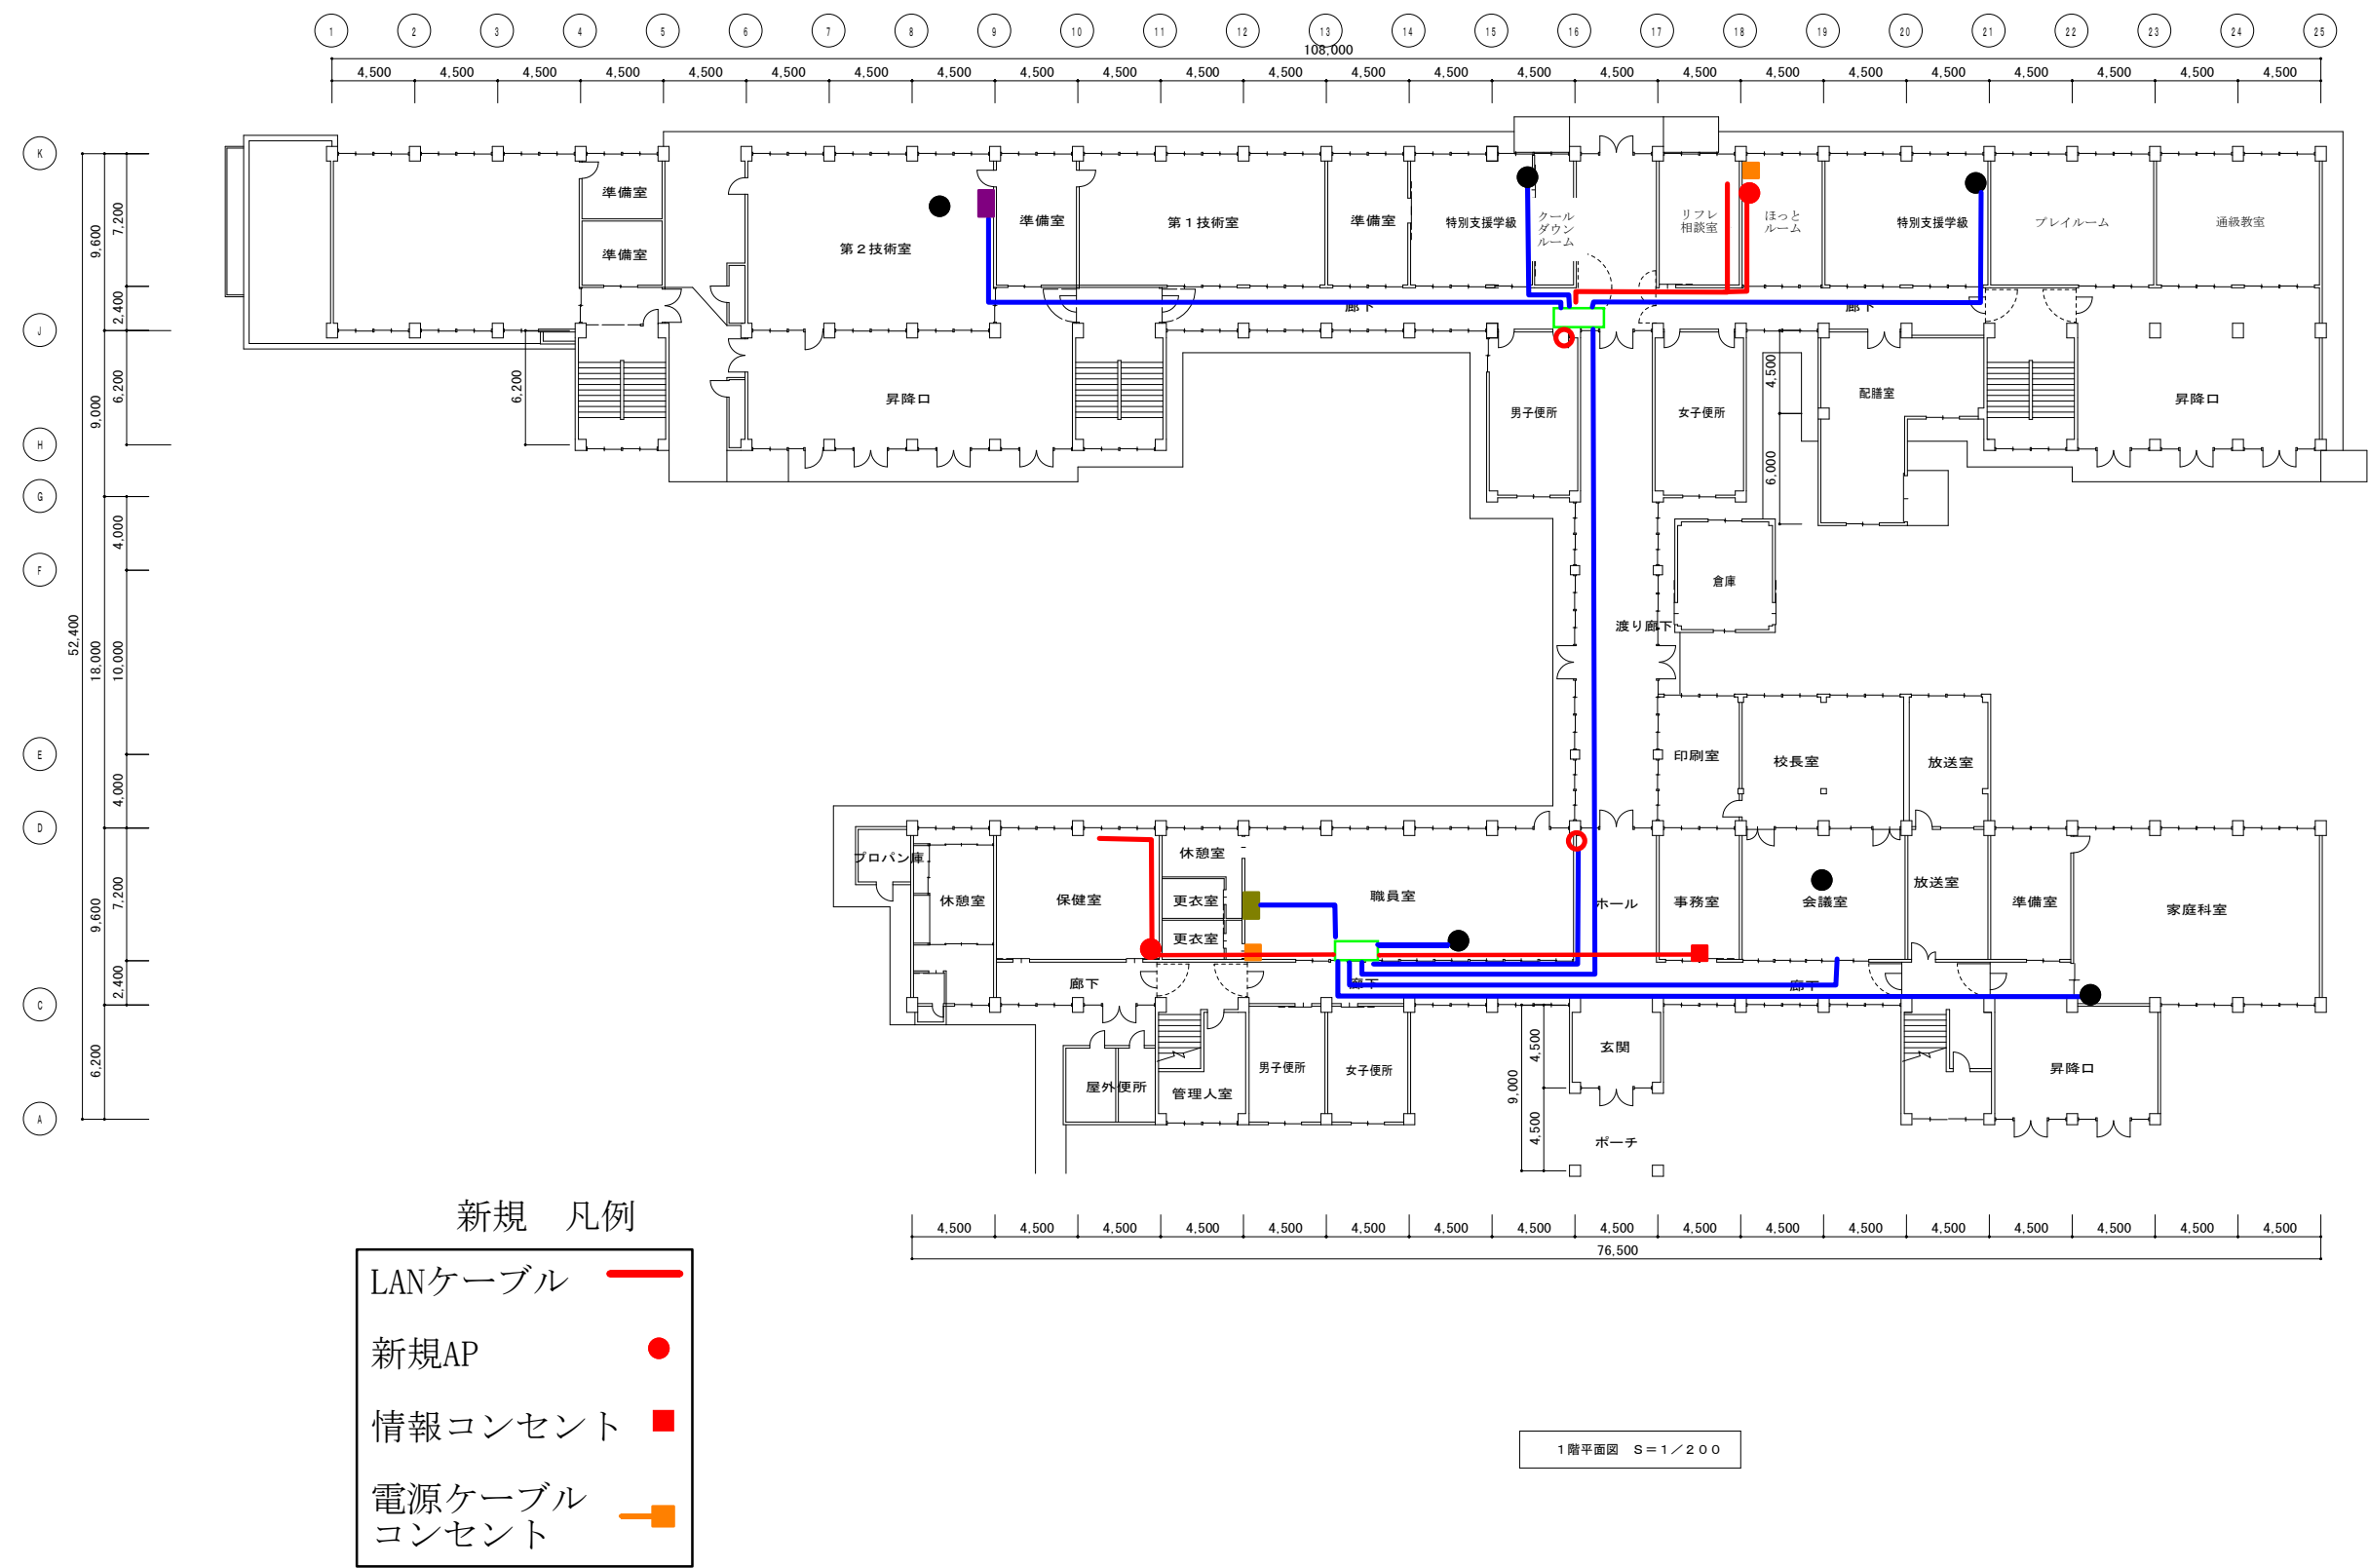

平成21 年 月 日		
工事名	芦屋中学校	図番
図面名	1階平面図	A1:1/200 縮尺 A3:1/400
受託設計者名		

別紙 2 学校配線図（芦屋中学校 2 階）

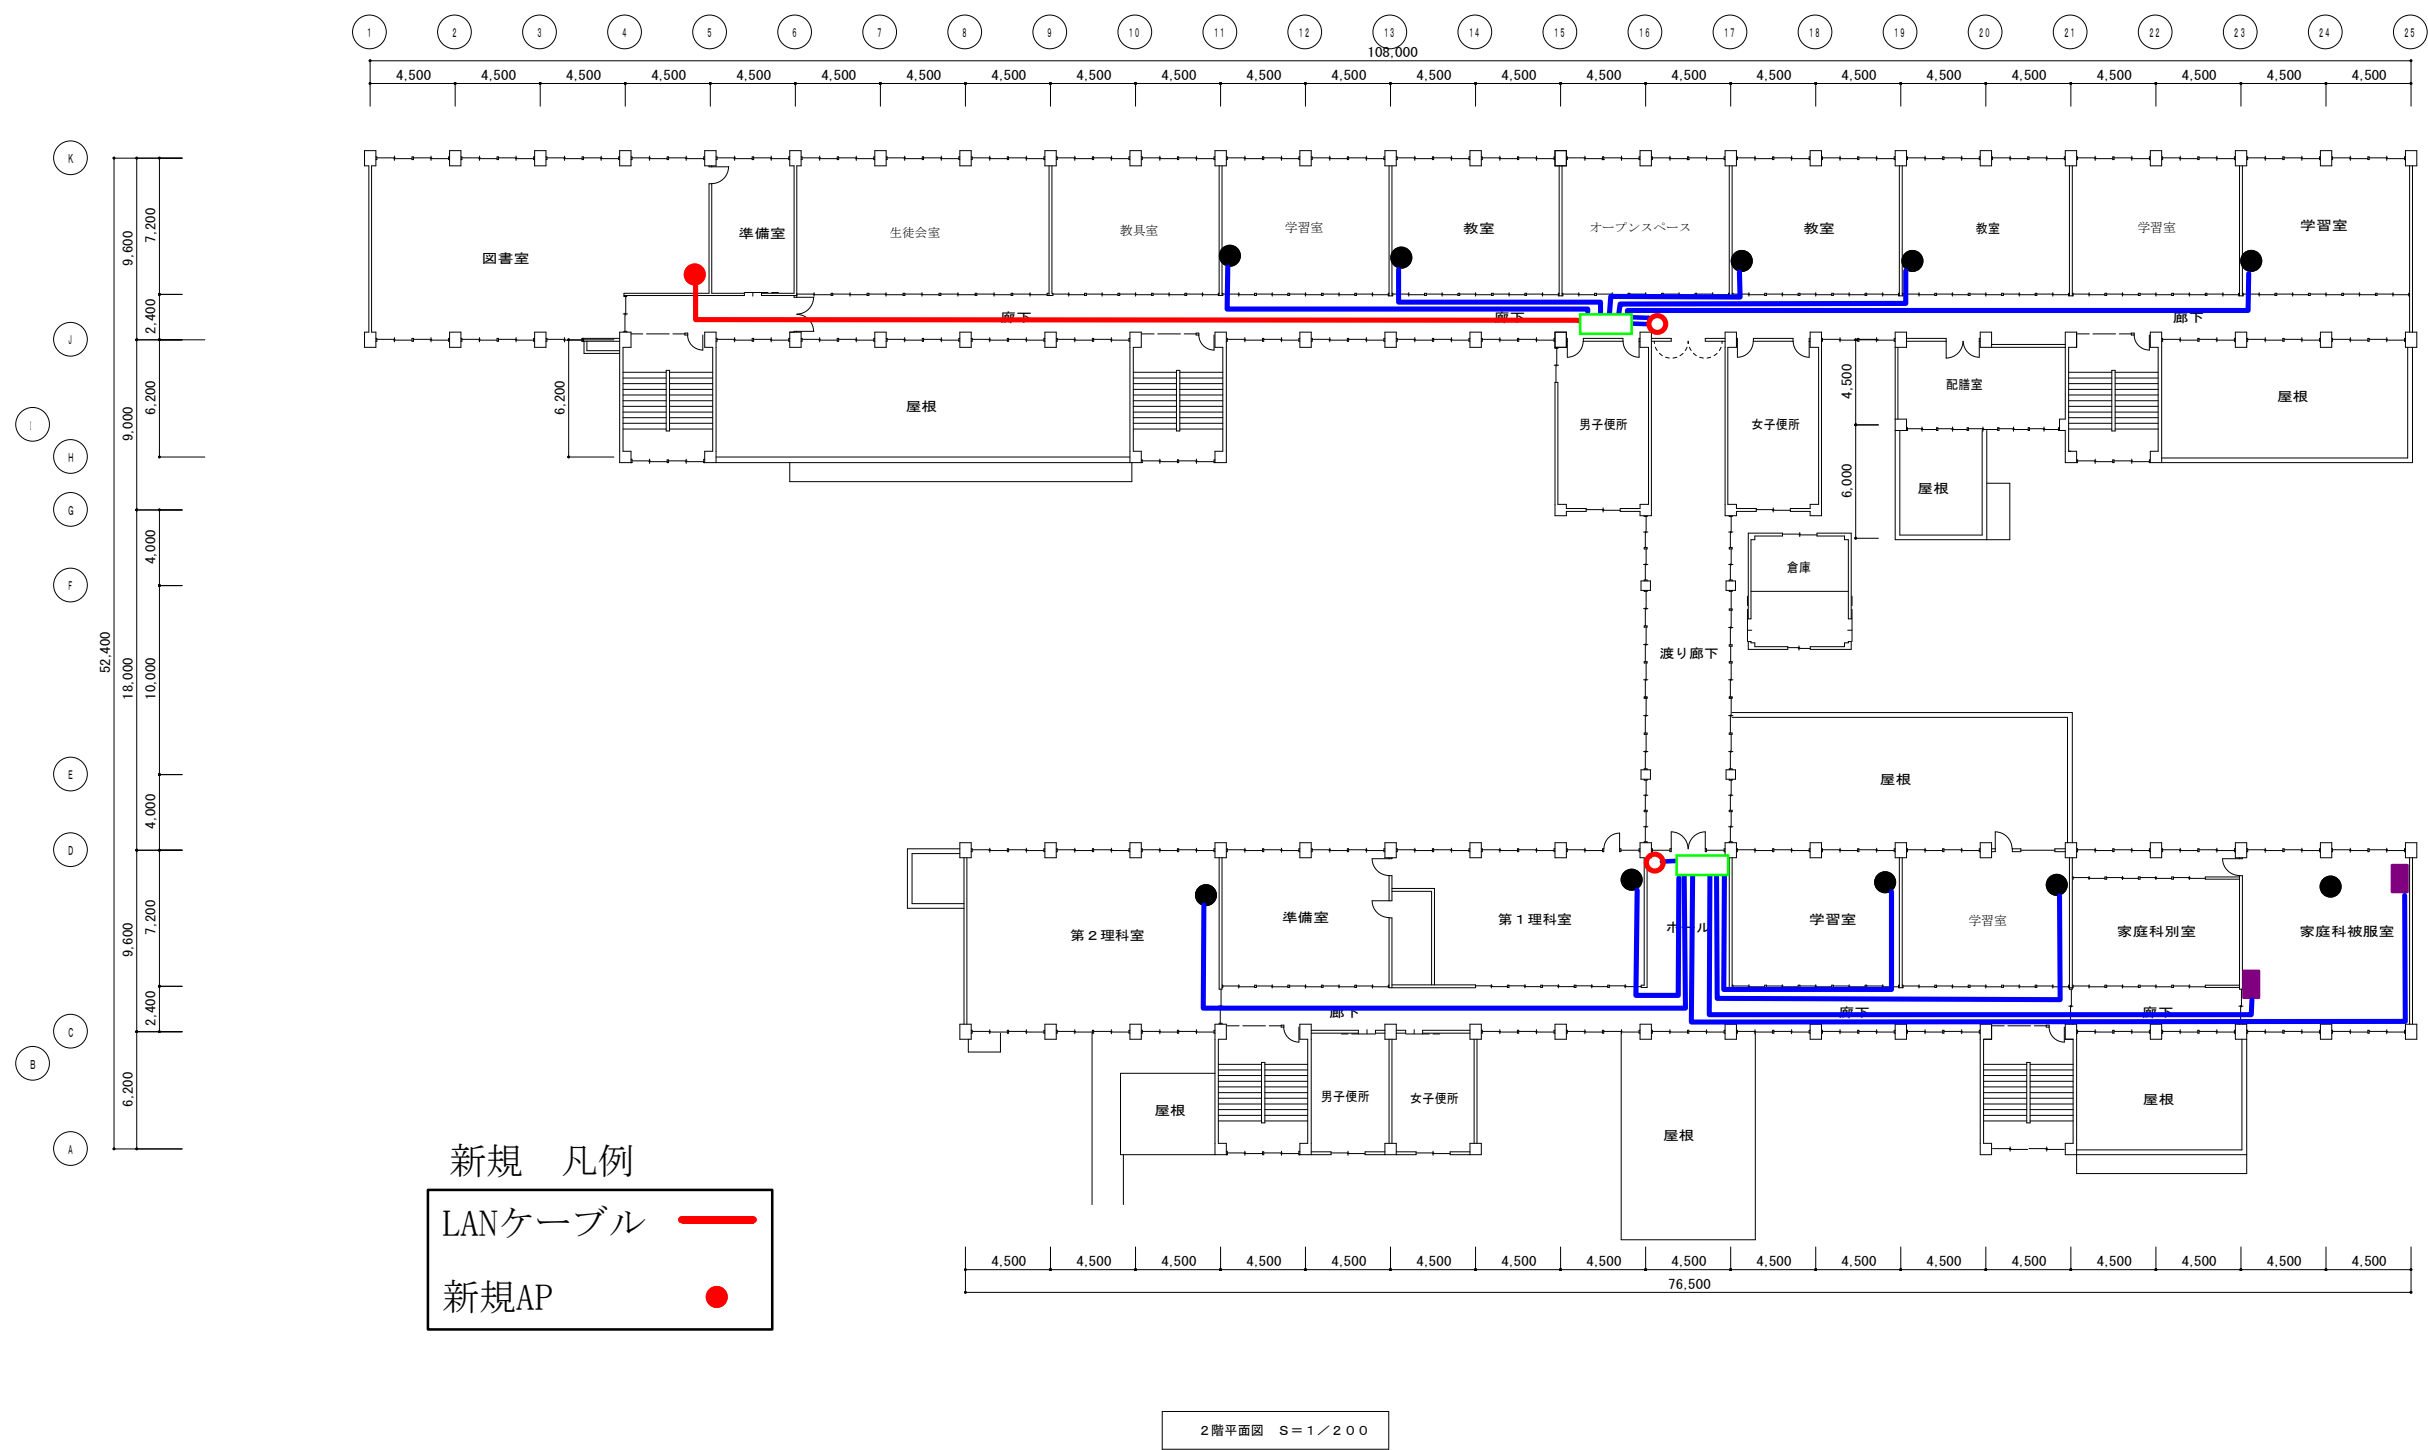

平成21 年 月 日		
工事名	芦屋中学校	図番
図面名	2階平面図	A1:1/200 縮尺 A3:1/400
受託設計者名		